


1階 平面図

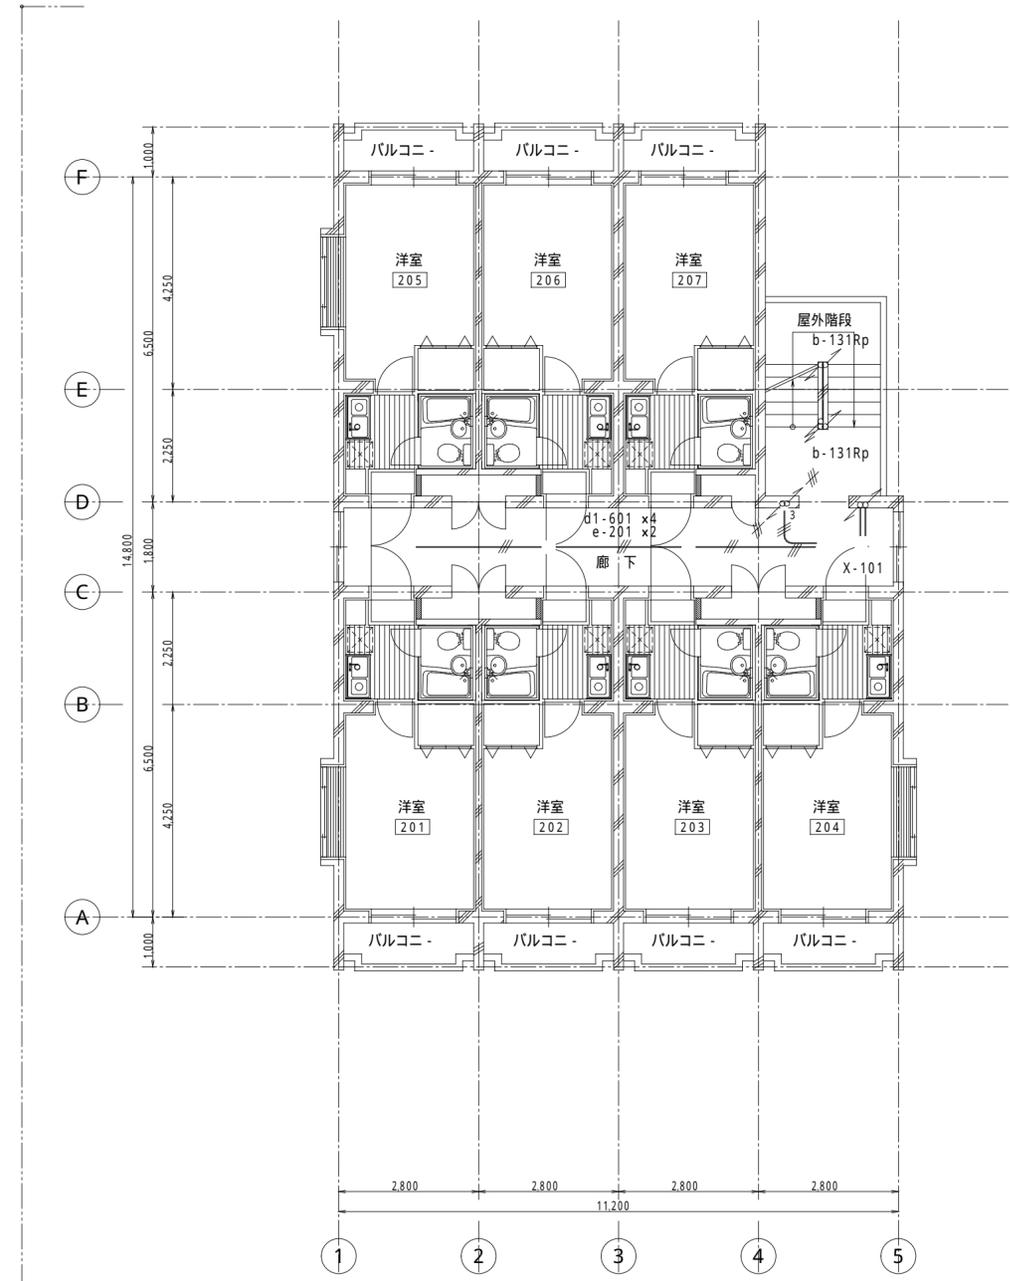

2階 平面図

変更年月日	校閲	担当	製図	設計番号	設計年月日 H6. 10	工事名称	E - 7/9
					縮尺 S = 1 : 100	図面名称 電気設備工事 共用灯設備 配線図 (1階, 2階)	