



電話配管 系統図

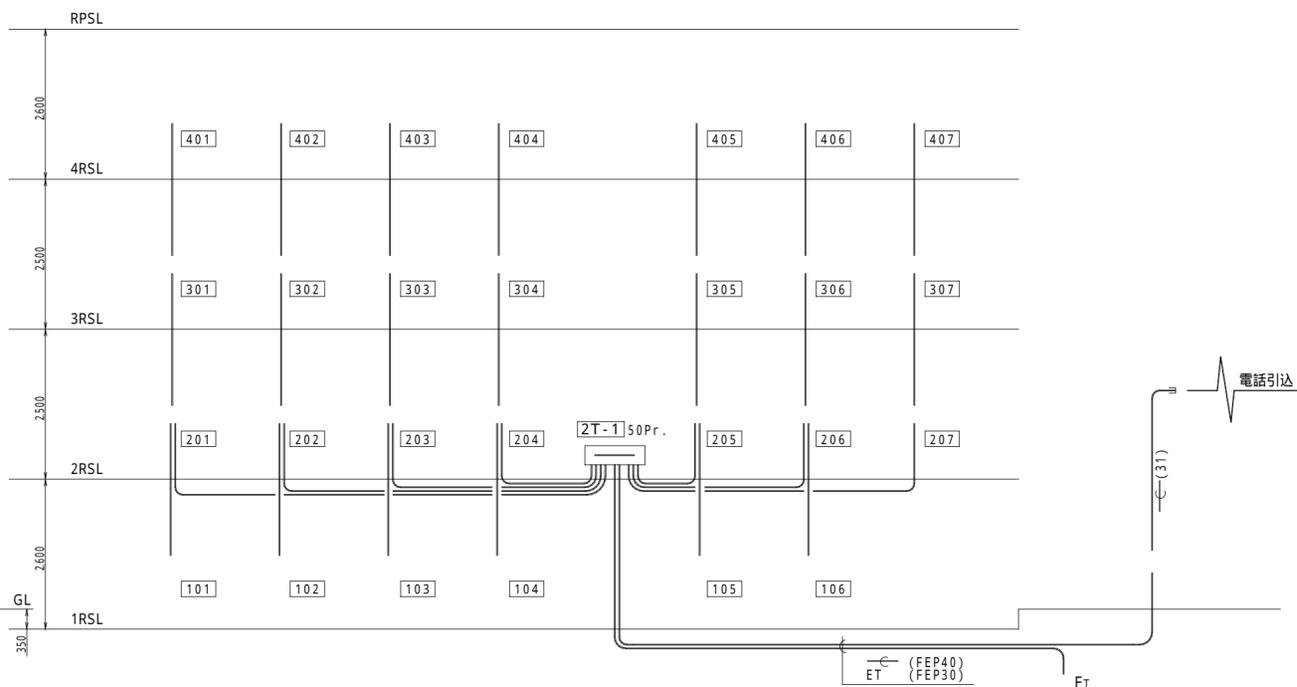


【注】特記な空配管は、(PF16)とする。

テレビ共聴設備 系統図

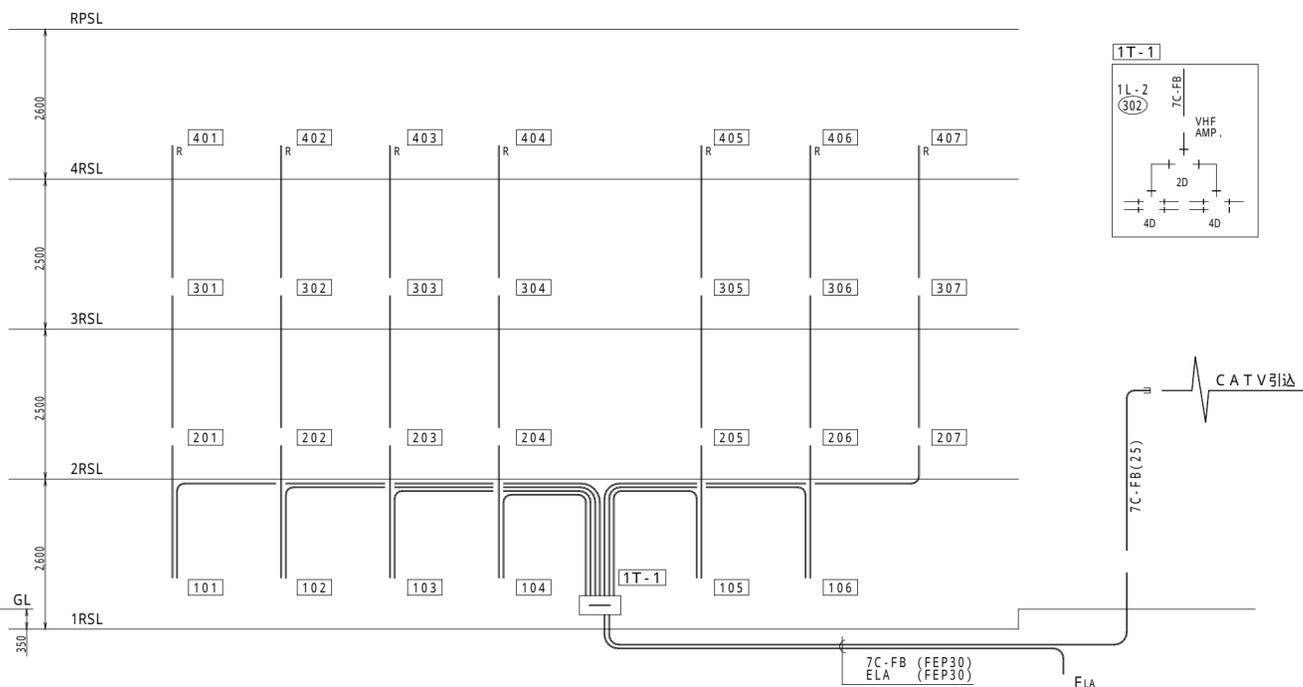

【注】特記な配管配線は、下記による。
 —— 7C-FB (PF16)

インタホン設備 系統図

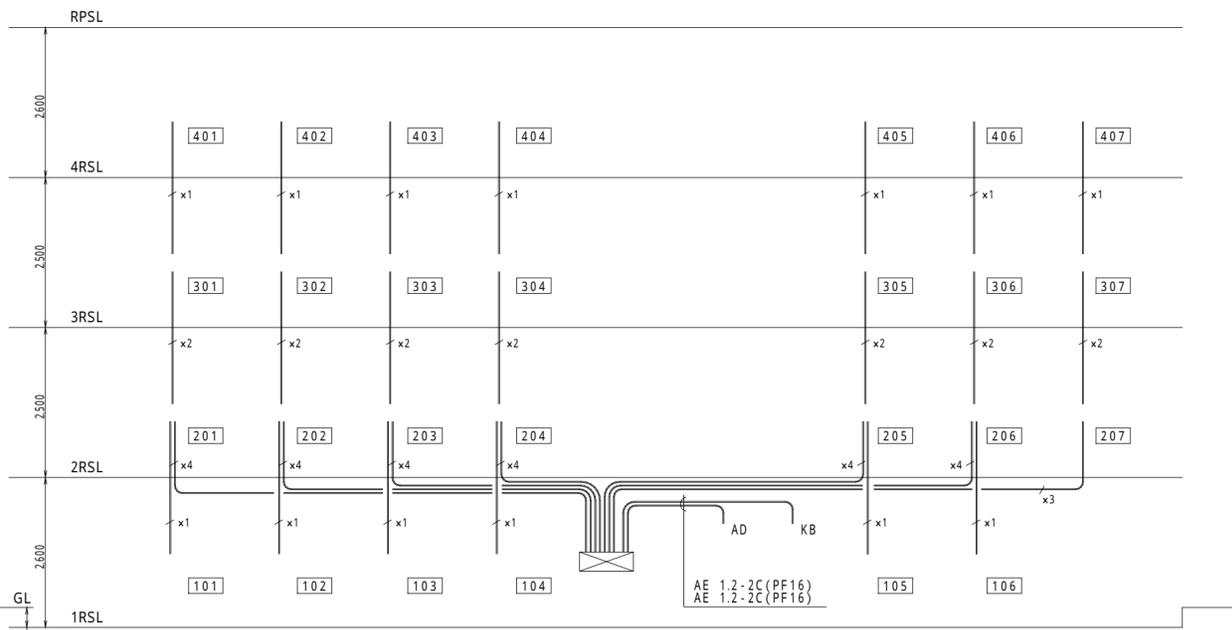

【注】特記な配管配線は、下記による。
 —— x1 AE 0.65-4C x1 (PF16)
 —— x2 AE 0.65-4C x2 (PF16)
 —— x3 AE 0.65-4C x3 (PF16)
 —— x4 AE 0.65-4C x4 (PF16)

AD : 自動ドア解錠装置
 (建築物)
 KB : 電力会社解錠装置
 美和ロック工業製
 KS-10 (支給品)を取付ける。

変更年月日

校閲

担当

製図

設計番号

設計年月日

H 6 . 1 0

工事名称

縮尺

図面名称

電気設備工事
 弱電設備系統図・機器仕様