


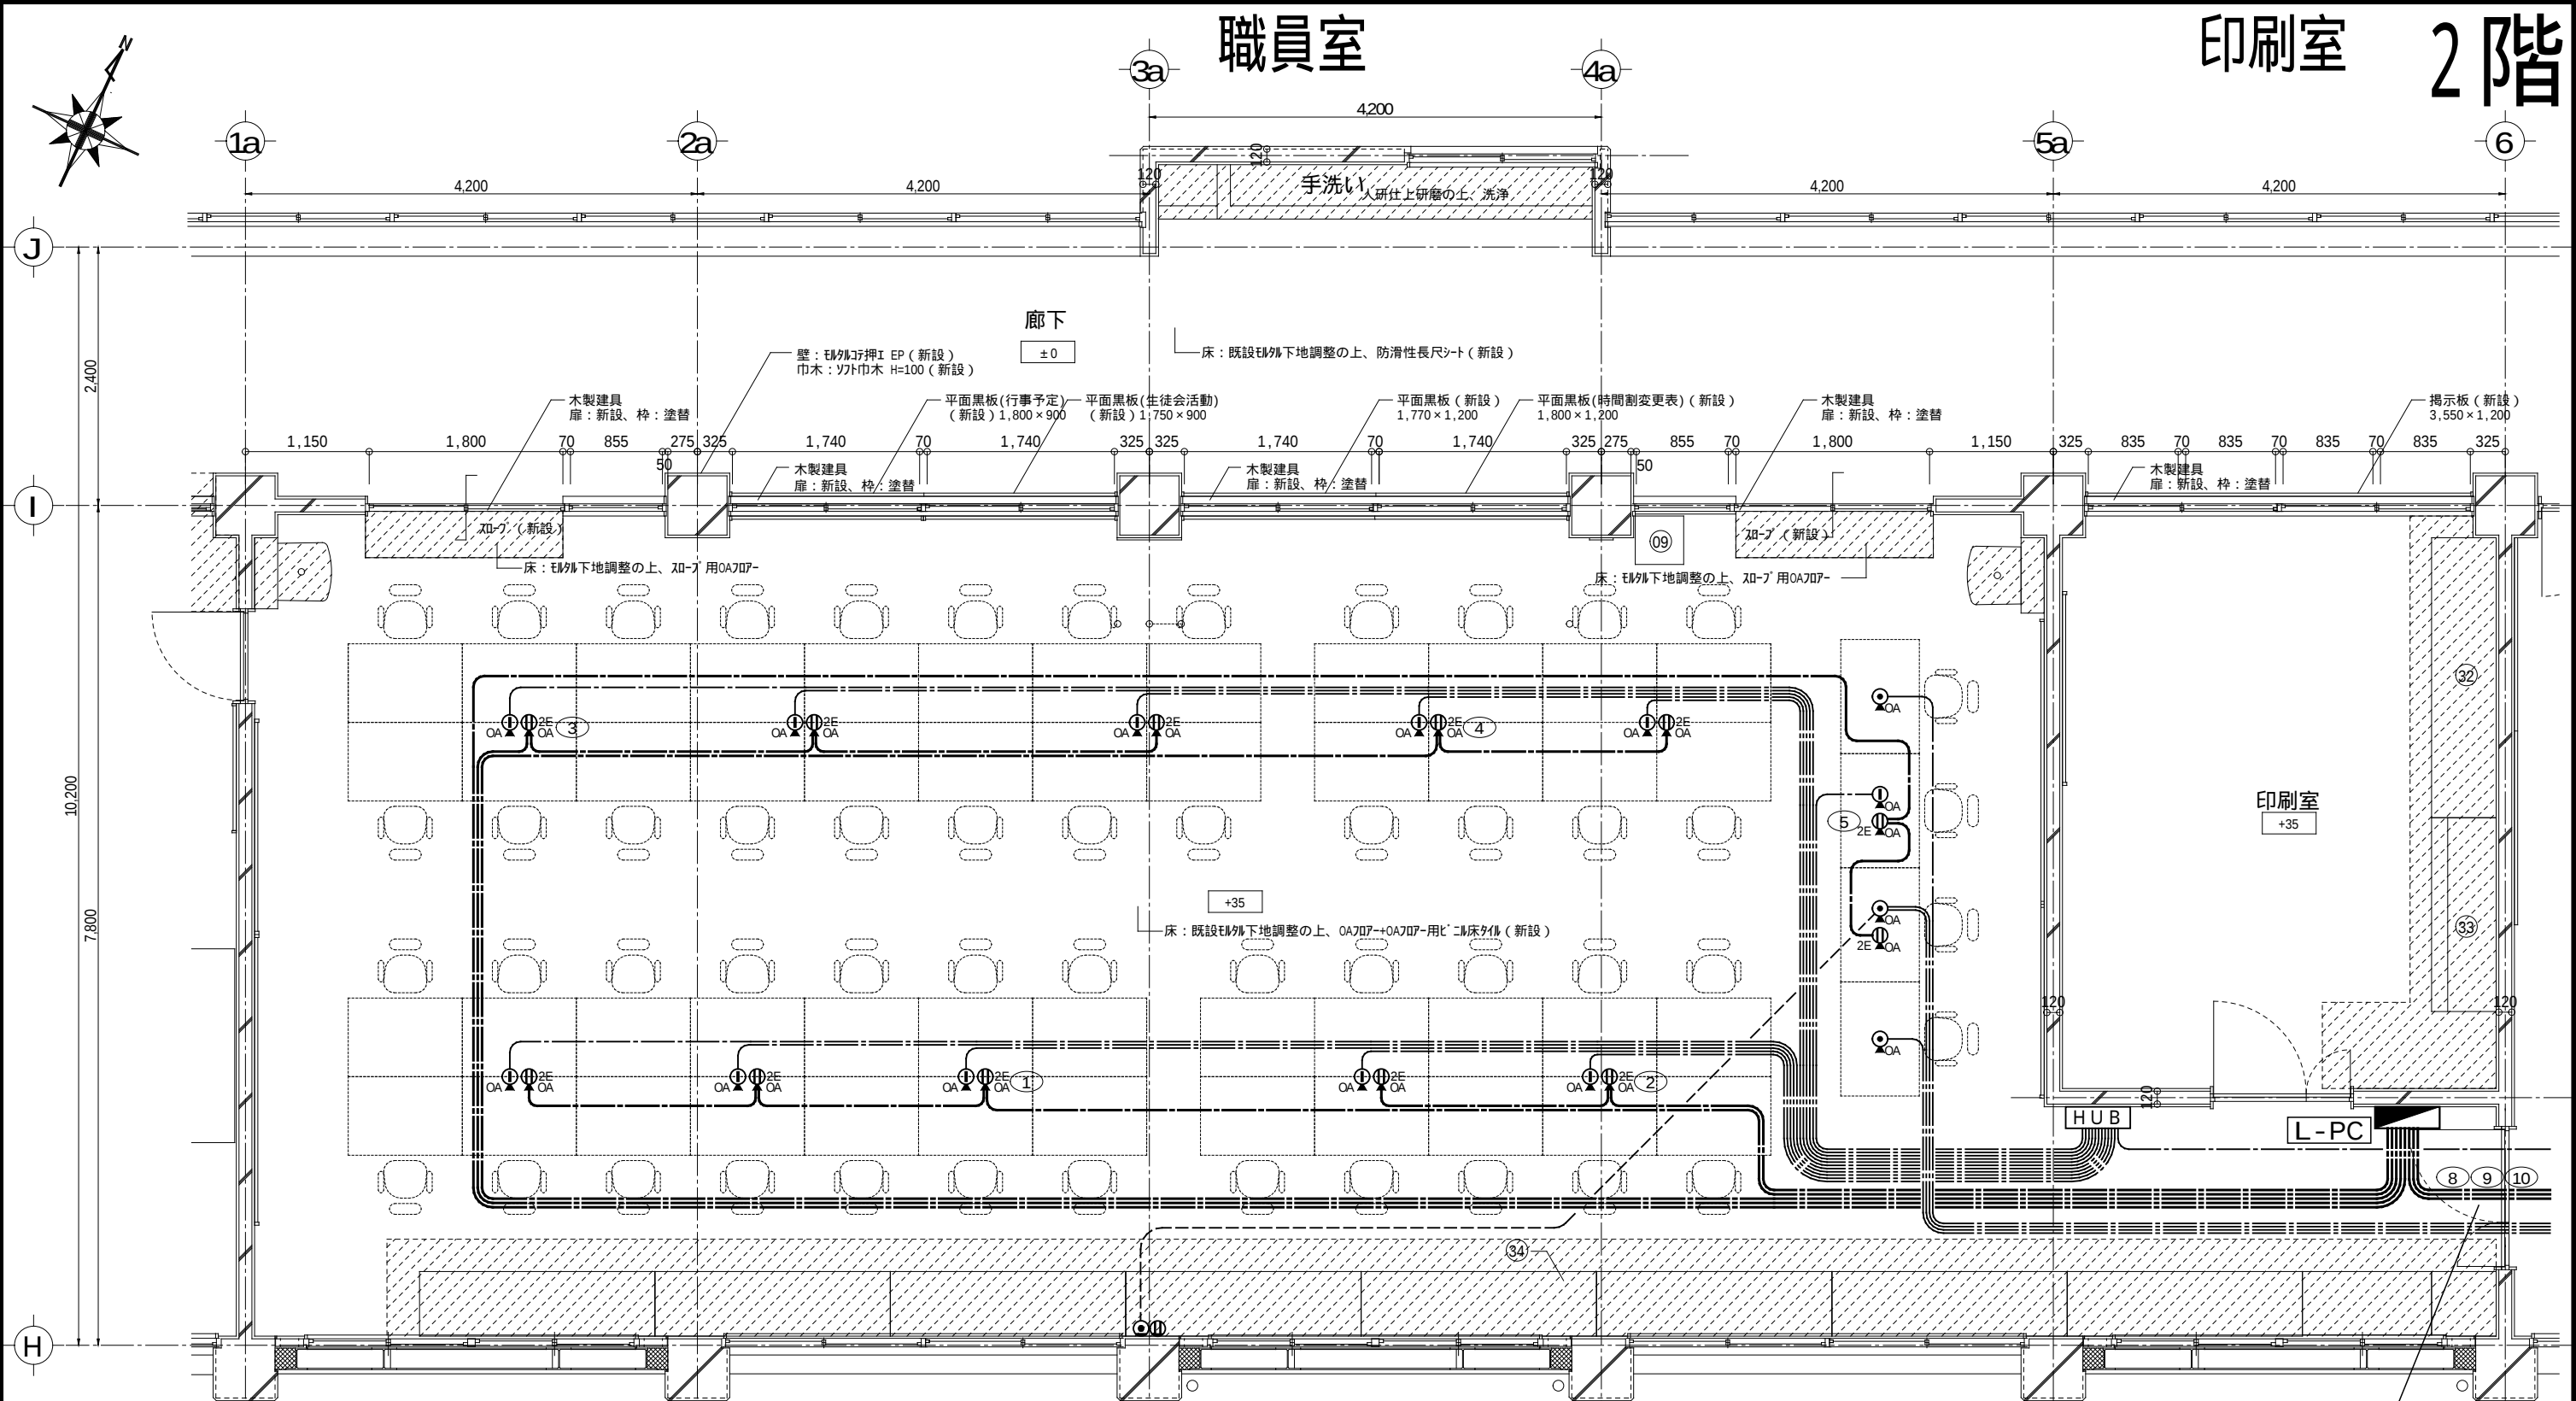

記号	名称・規格	備考	記号	名称・規格	備考
●●●	埋込スイッチ	1P-15A × 1 / × 2 / × 3	⓪	電話アウトレット / 電話機	壁付 / 床付
●●●	埋込スイッチ	3W-15A / 4W-15A	Ⓛ	天井スピーカ	
●L	埋込スイッチ(確認灯付)	1P- 4A	Ⓛ	天井スピーカ	アッテネータ付
☐	24Hour換気扇用スイッチ	空調設備工事	♂	アッテネータ	
☐	空調機用リモコンスイッチ	空調設備工事	①	インターホン(校舎用)	
①①2	埋込コンセント	2P-15A × 1 / × 2	⓪	テレビ共聴アウトレット(壁付)	CS-7FW / コンセント
①①2E	埋込コンセント(接地極付)	2P-15AE × 1 / × 2	⓪	テレビ共聴アウトレット(天井)	CS-7FW
①ET	埋込コンセント(接地端子付)	2P-15AET × 1 / × 2	Ⓛ	LANモジュージャック	RJ45 × 2 / コンセント
①FC	埋込コンセント(FC用)	抜止型	Ⓛ	非常押しボタン	Emergency Pushbutton
①F	埋込コンセント(換気扇用)	2P-15A	Ⓛ	非常ベル	
⓪	既設不要アウトレットボックス	カバープレート取付	Ⓛ	同上スイッチボックス	MCCB 2P1E-50AF/15AT
			Ⓛ	電池時計	時報電波自動受信

EEFとLAN-Cableが交叉しない布設図

(株)浅沼組・(株)崎山組 JV

責任者

担当者

作 図
K. Sakai

日 付
2011(H23) 04/25

プロジェクト名
町立大淀中学校大規模改造その他工事

図面名
職員室・印刷室 床配線図

縮尺 原板:A3
1: 60

NO E-8804
-1