

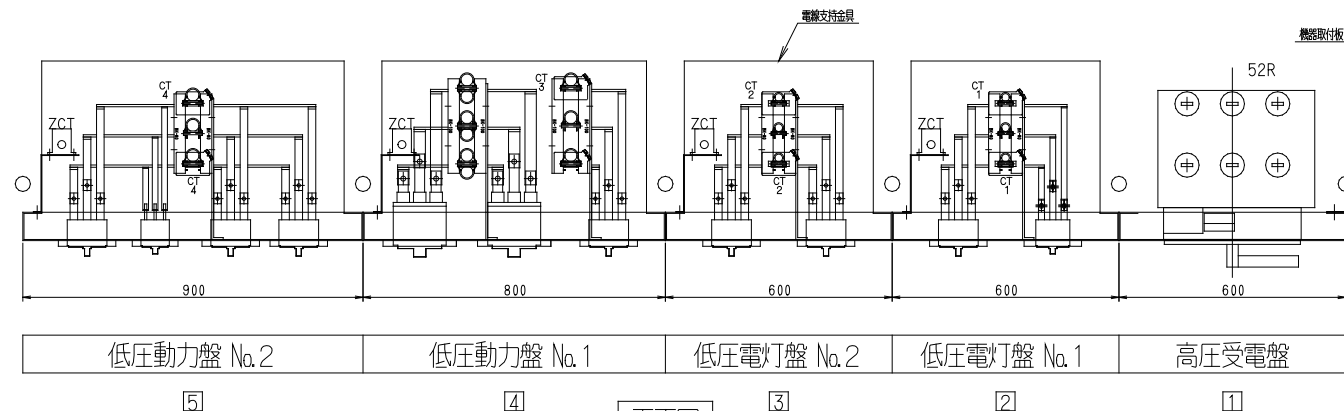
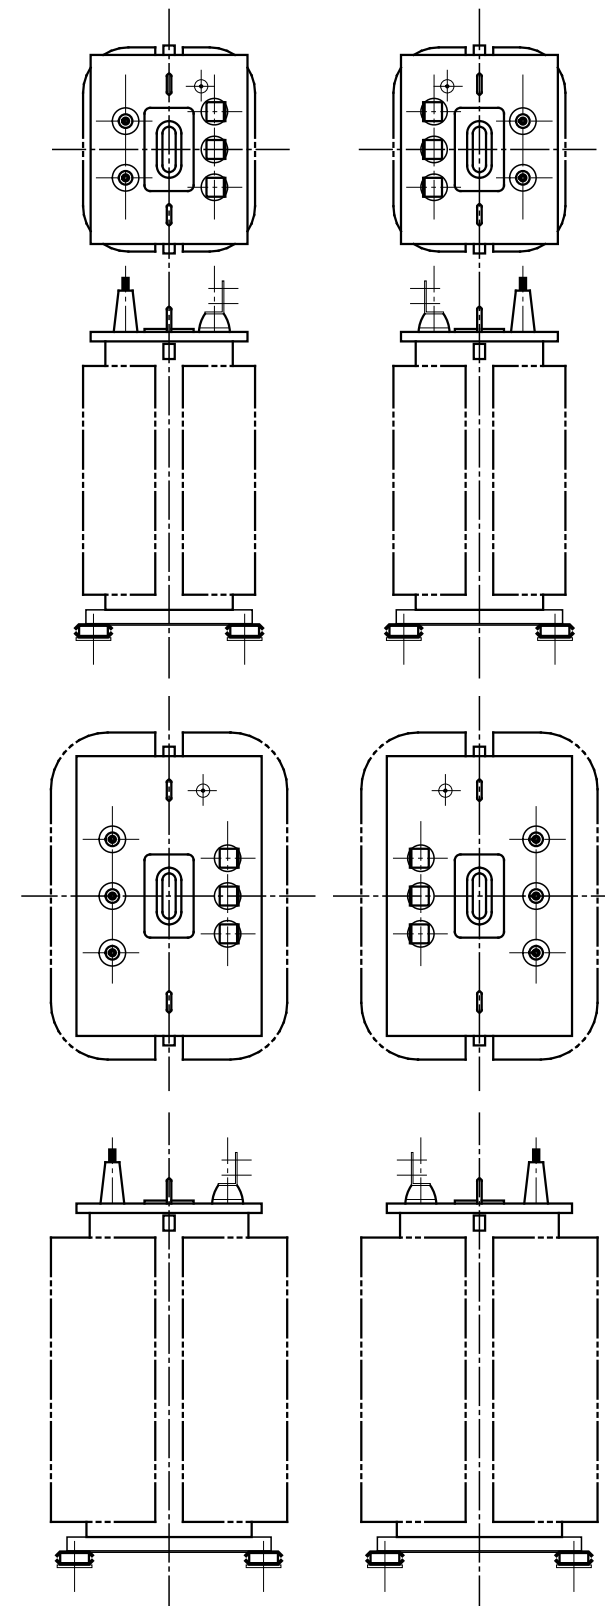
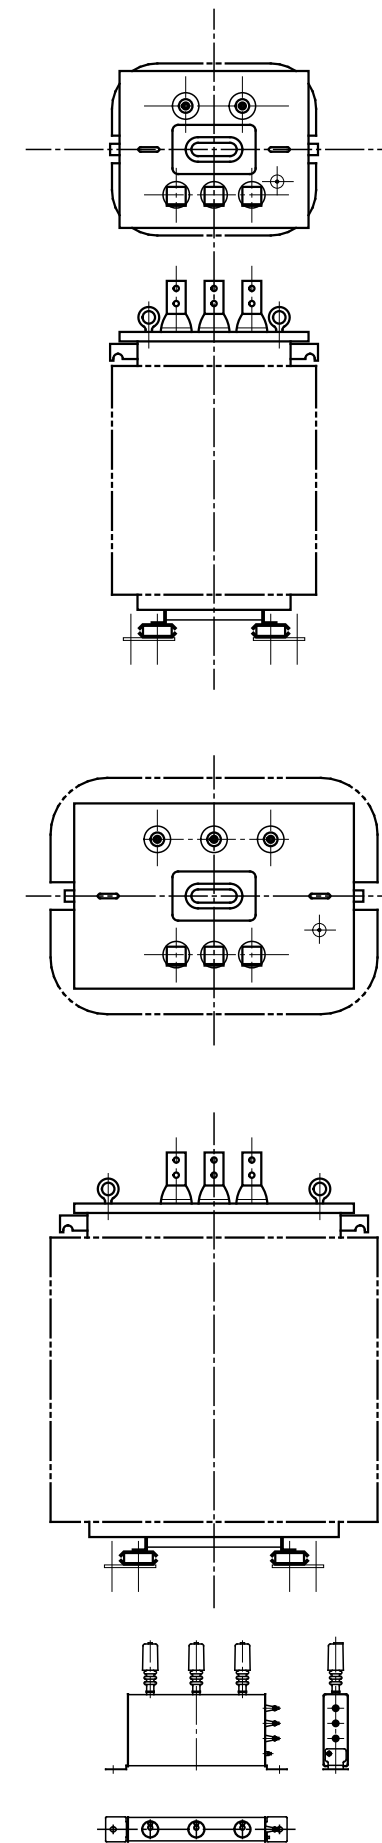
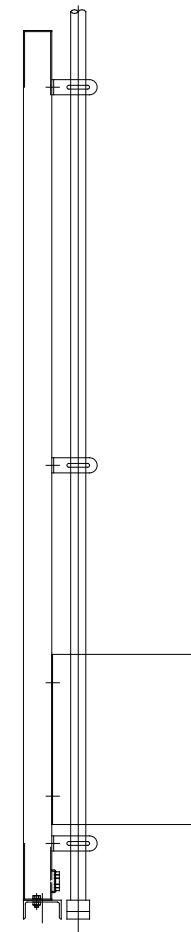


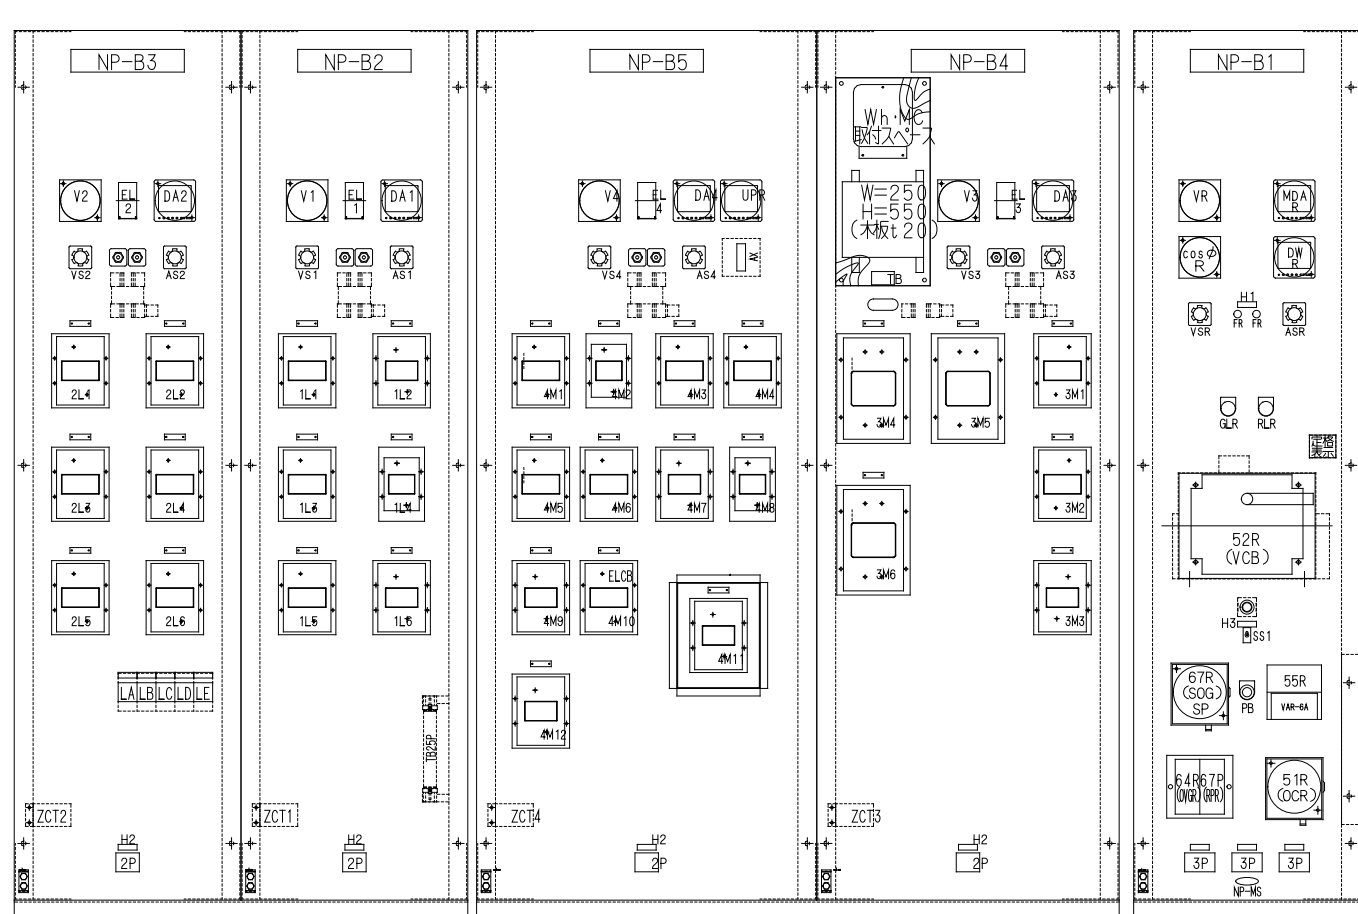

平面図

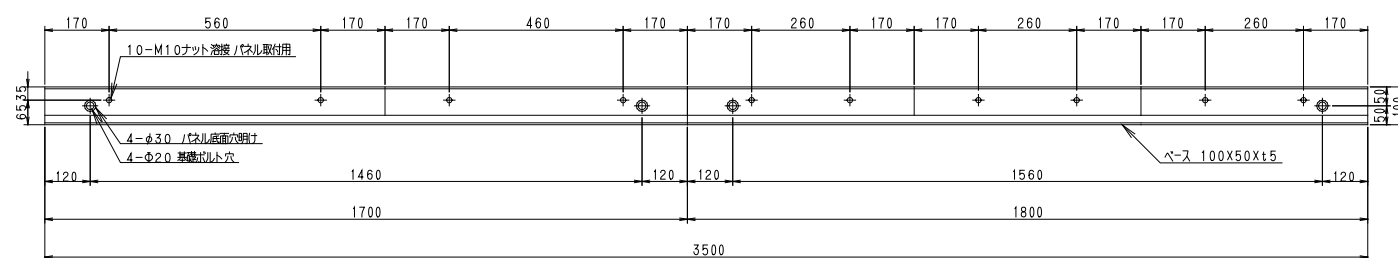

基礎図

作成 訂正	作成				
	訂正				

(株)浅沼組・(株)崎山組 JV

責任者	担当者	作 図
		K. Sato

日 付
2010(H22) 08/07

プロジェクト名 町立大淀中学校大規模改造その他工事	縮尺 原板:A3 1:100 1:200
図面名 配電盤詳細図	S-191 -00