


記号	名称・規格	備考	記号	名称・規格	備考
●●●	埋込スイッチ	1P-15A × 1 / × 2 / × 3	●●●	電話アウトレット/電話機	壁付 / 床付
●●●	埋込スイッチ	3W-15A / 4W-15A	●●●	天井スピーカ	
●●●	埋込スイッチ(確認灯付)	1P- 4A	●●●	天井スピーカ	アッテネータ付
●●●	24Hour換気扇用スイッチ	空調設備工事	●●●	アッテネータ	
●●●	空調機用リモコンスイッチ	空調設備工事	●●●	インターホン(校舎用)	
●●●	埋込コンセント	2P-15A × 1 / × 2	●●●	テレビ共聴アウトレット(壁付)	CS-7FW / コンセント
●●●	埋込コンセント(接地極付)	2P-15AE × 1 / × 2	●●●	テレビ共聴アウトレット(天井)	CS-7FW
●●●	埋込コンセント(接地端子付)	2P-15AET × 1 / × 2	●●●	LANモジュラージャック	RJ45 × 2 / コンセント
●●●	埋込コンセント(FC用)	抜止型	●●●	非常押しボタン	Emergency Pushbutton
●●●	埋込コンセント(換気扇用)	2P-15A	●●●	非常ベル	
●●●	既設不要アウトレットボックス	カバープレート取付	●●●	同上スイッチボックス	MCCB 2P1E-50AF/15AT
●●●			●●●	電池時計	時報電波自動受信
●●●	メタル・モールジング	MM-A			

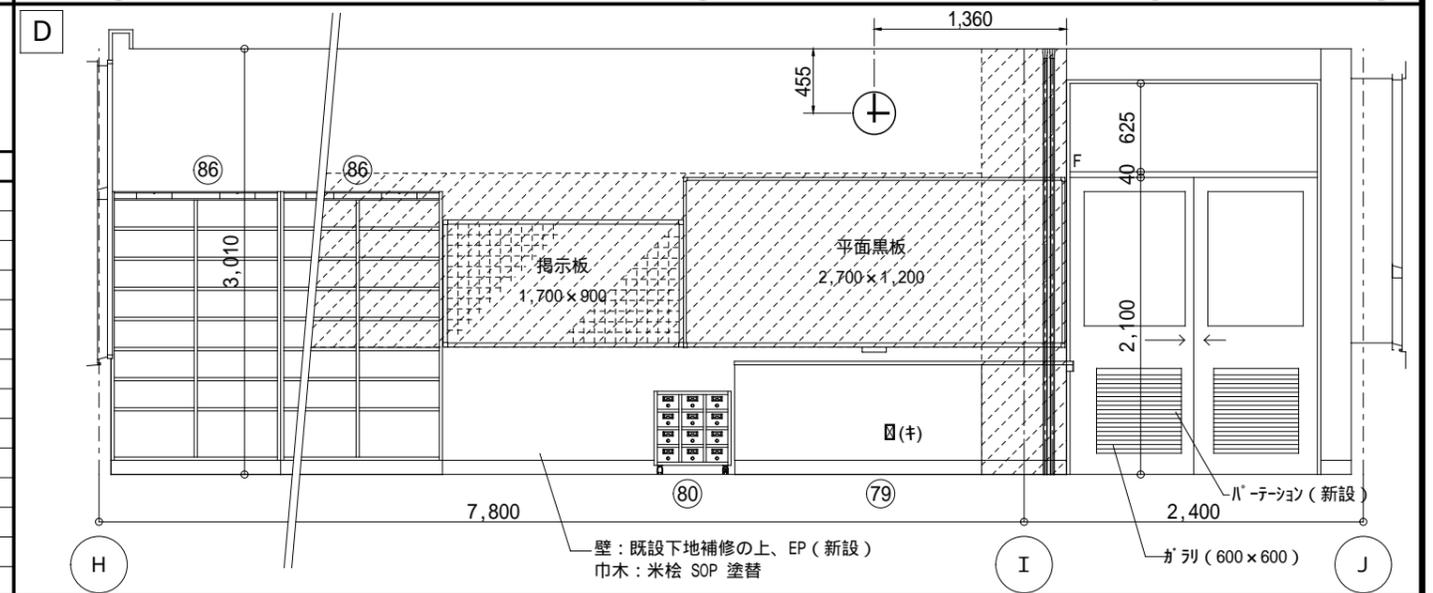

作成 訂正	作成		(株)浅沼組・(株)崎山組 JV	責任者	担当者	作 図	日 付	プロジェクト名
	訂正						2011(H.23)01/20 2011(H.23)01/22	町立大淀中学校大規模改造その他工事
						K. Sakao	図面名	縮尺 原版:A3 1: 50
							図書室 展開図	E-858 -01