



A

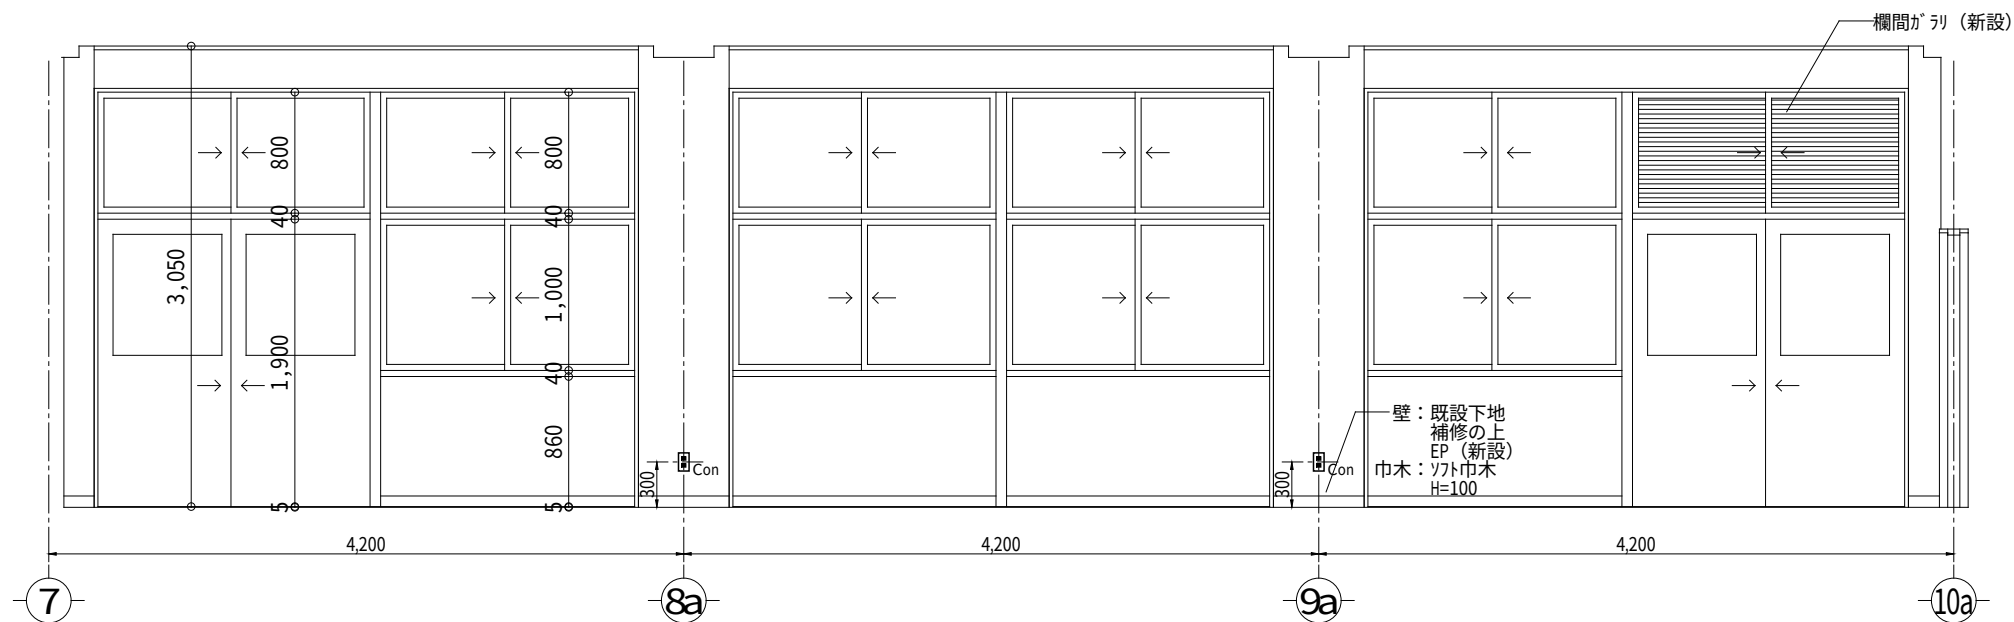


記 号		名 称 ・ 規 格	備 考
平面図	展開図		
		埋込スイッチ	1P-15A ×1／×2／×3
		埋込スイッチ	3W-15A／4W-15A
		埋込スイッチ (確認灯付)	1P- 4A
		24Hour換気扇用スイッチ	空調設備工事
		空調機用リモコンスイッチ	空調設備工事
		埋込コンセント	2P-15A ×1 ／ ×2
		埋込コンセント (接地極付)	2P-15AE ×1 ／ ×2
		埋込コンセント (接地端子付)	2P-15AET ×1 ／ ×2
		埋込コンセント (FC用)	抜止型
		埋込コンセント (換気扇用)	2P-15A
		既設不要アウトレットボックス	カバープレート取付
		メタル・モールジング	MM-A

C

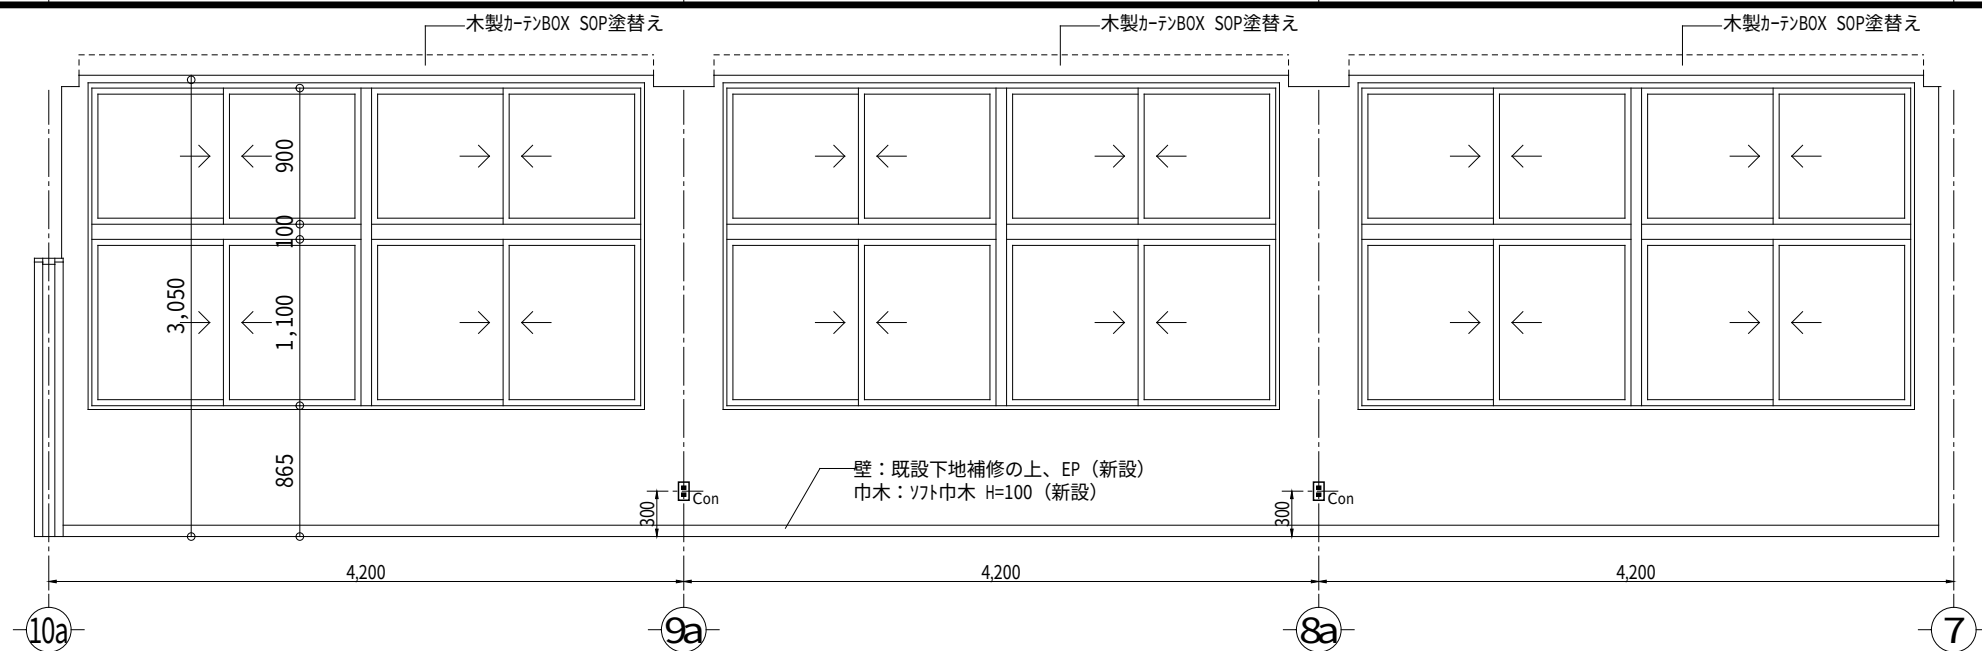


記 号	名 称 ・ 規 格	備 考
  	電話アウトレット／電話機	壁付／床付
	天井スピーカ	
	天井スピーカ	アッテネータ付
 	アッテネータ	
 	インターホン (校舎用)	
 	テレビ共聴アウトレット (壁付)	CS-7FW / コンセント
	テレビ共聴アウトレット (天井)	CS-7FW
 	LANモジュラージャック	RJ45×2 / コンセント
 	非常押しボタン	
	非常ベル	
 	同上スイッチボックス	MCCB 2P1E-50AF/15AT
 	電池時計	時報電波自動受信

B

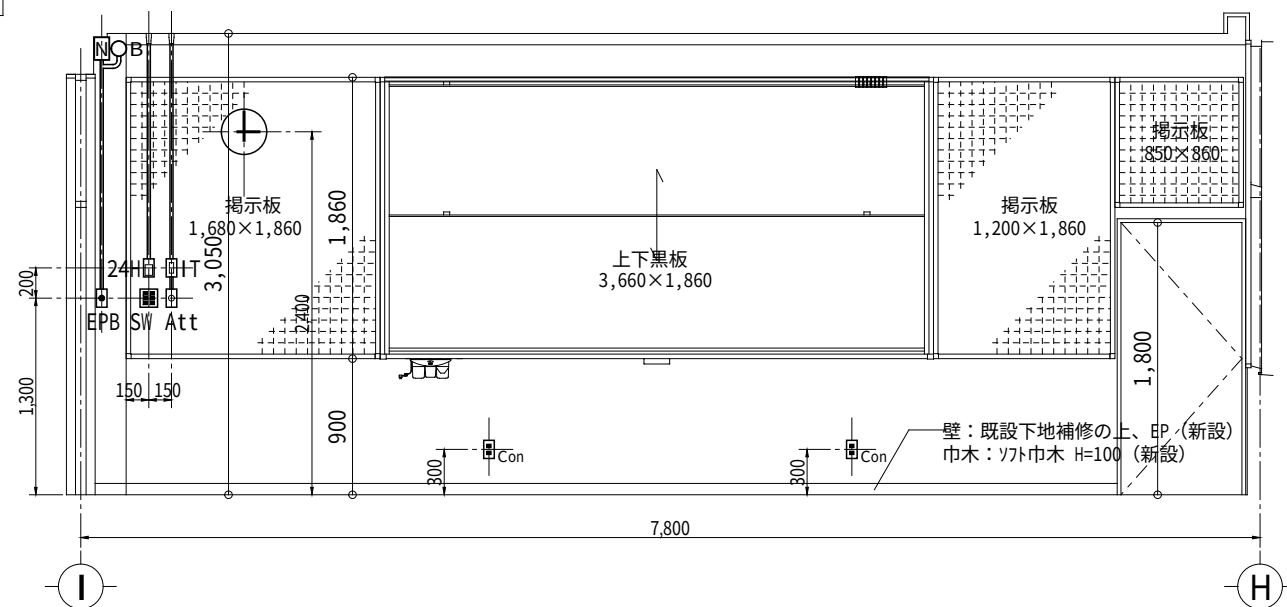

D

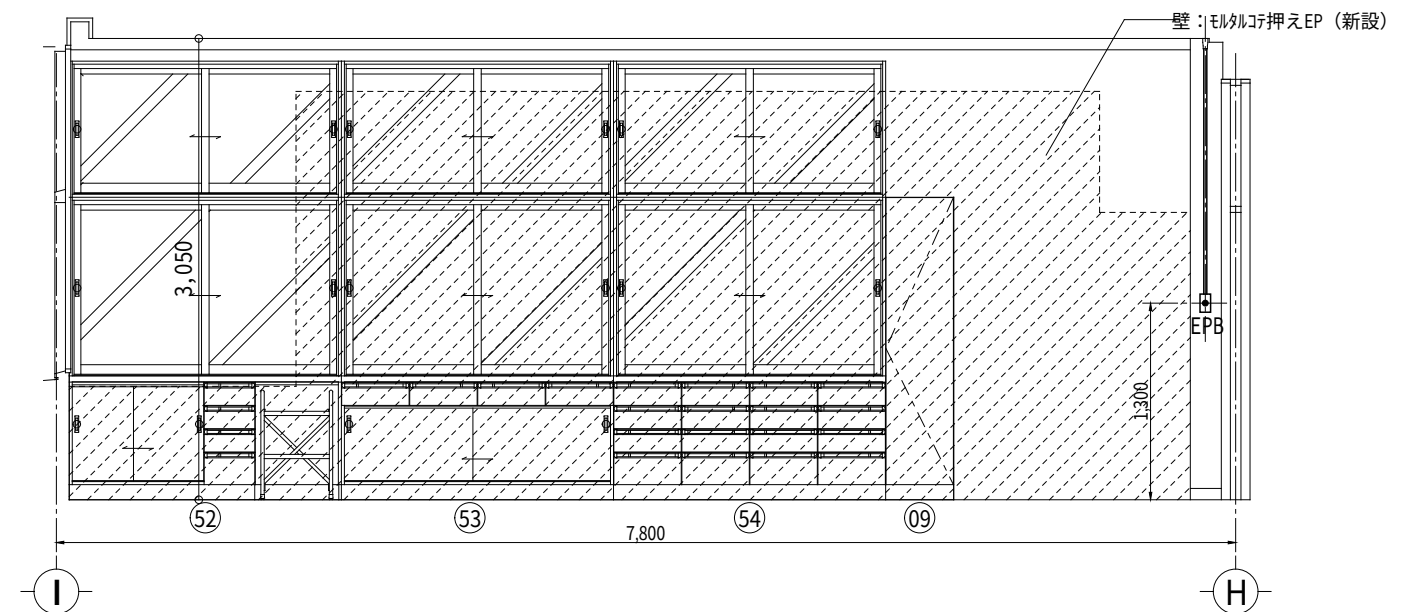

作成 訂正	作成				(株)浅沼組・(株)崎山組 JV	責任者	担当者	作 図 K. Sakai	日 付 2011(H.23)04/20	プロジェクト名 町立大淀中学校大規模改造その他工事	縮尺 1: 50	原版:A3	No. E-8833 -0
	訂正								図面名 第 2 理科室 展開図				