


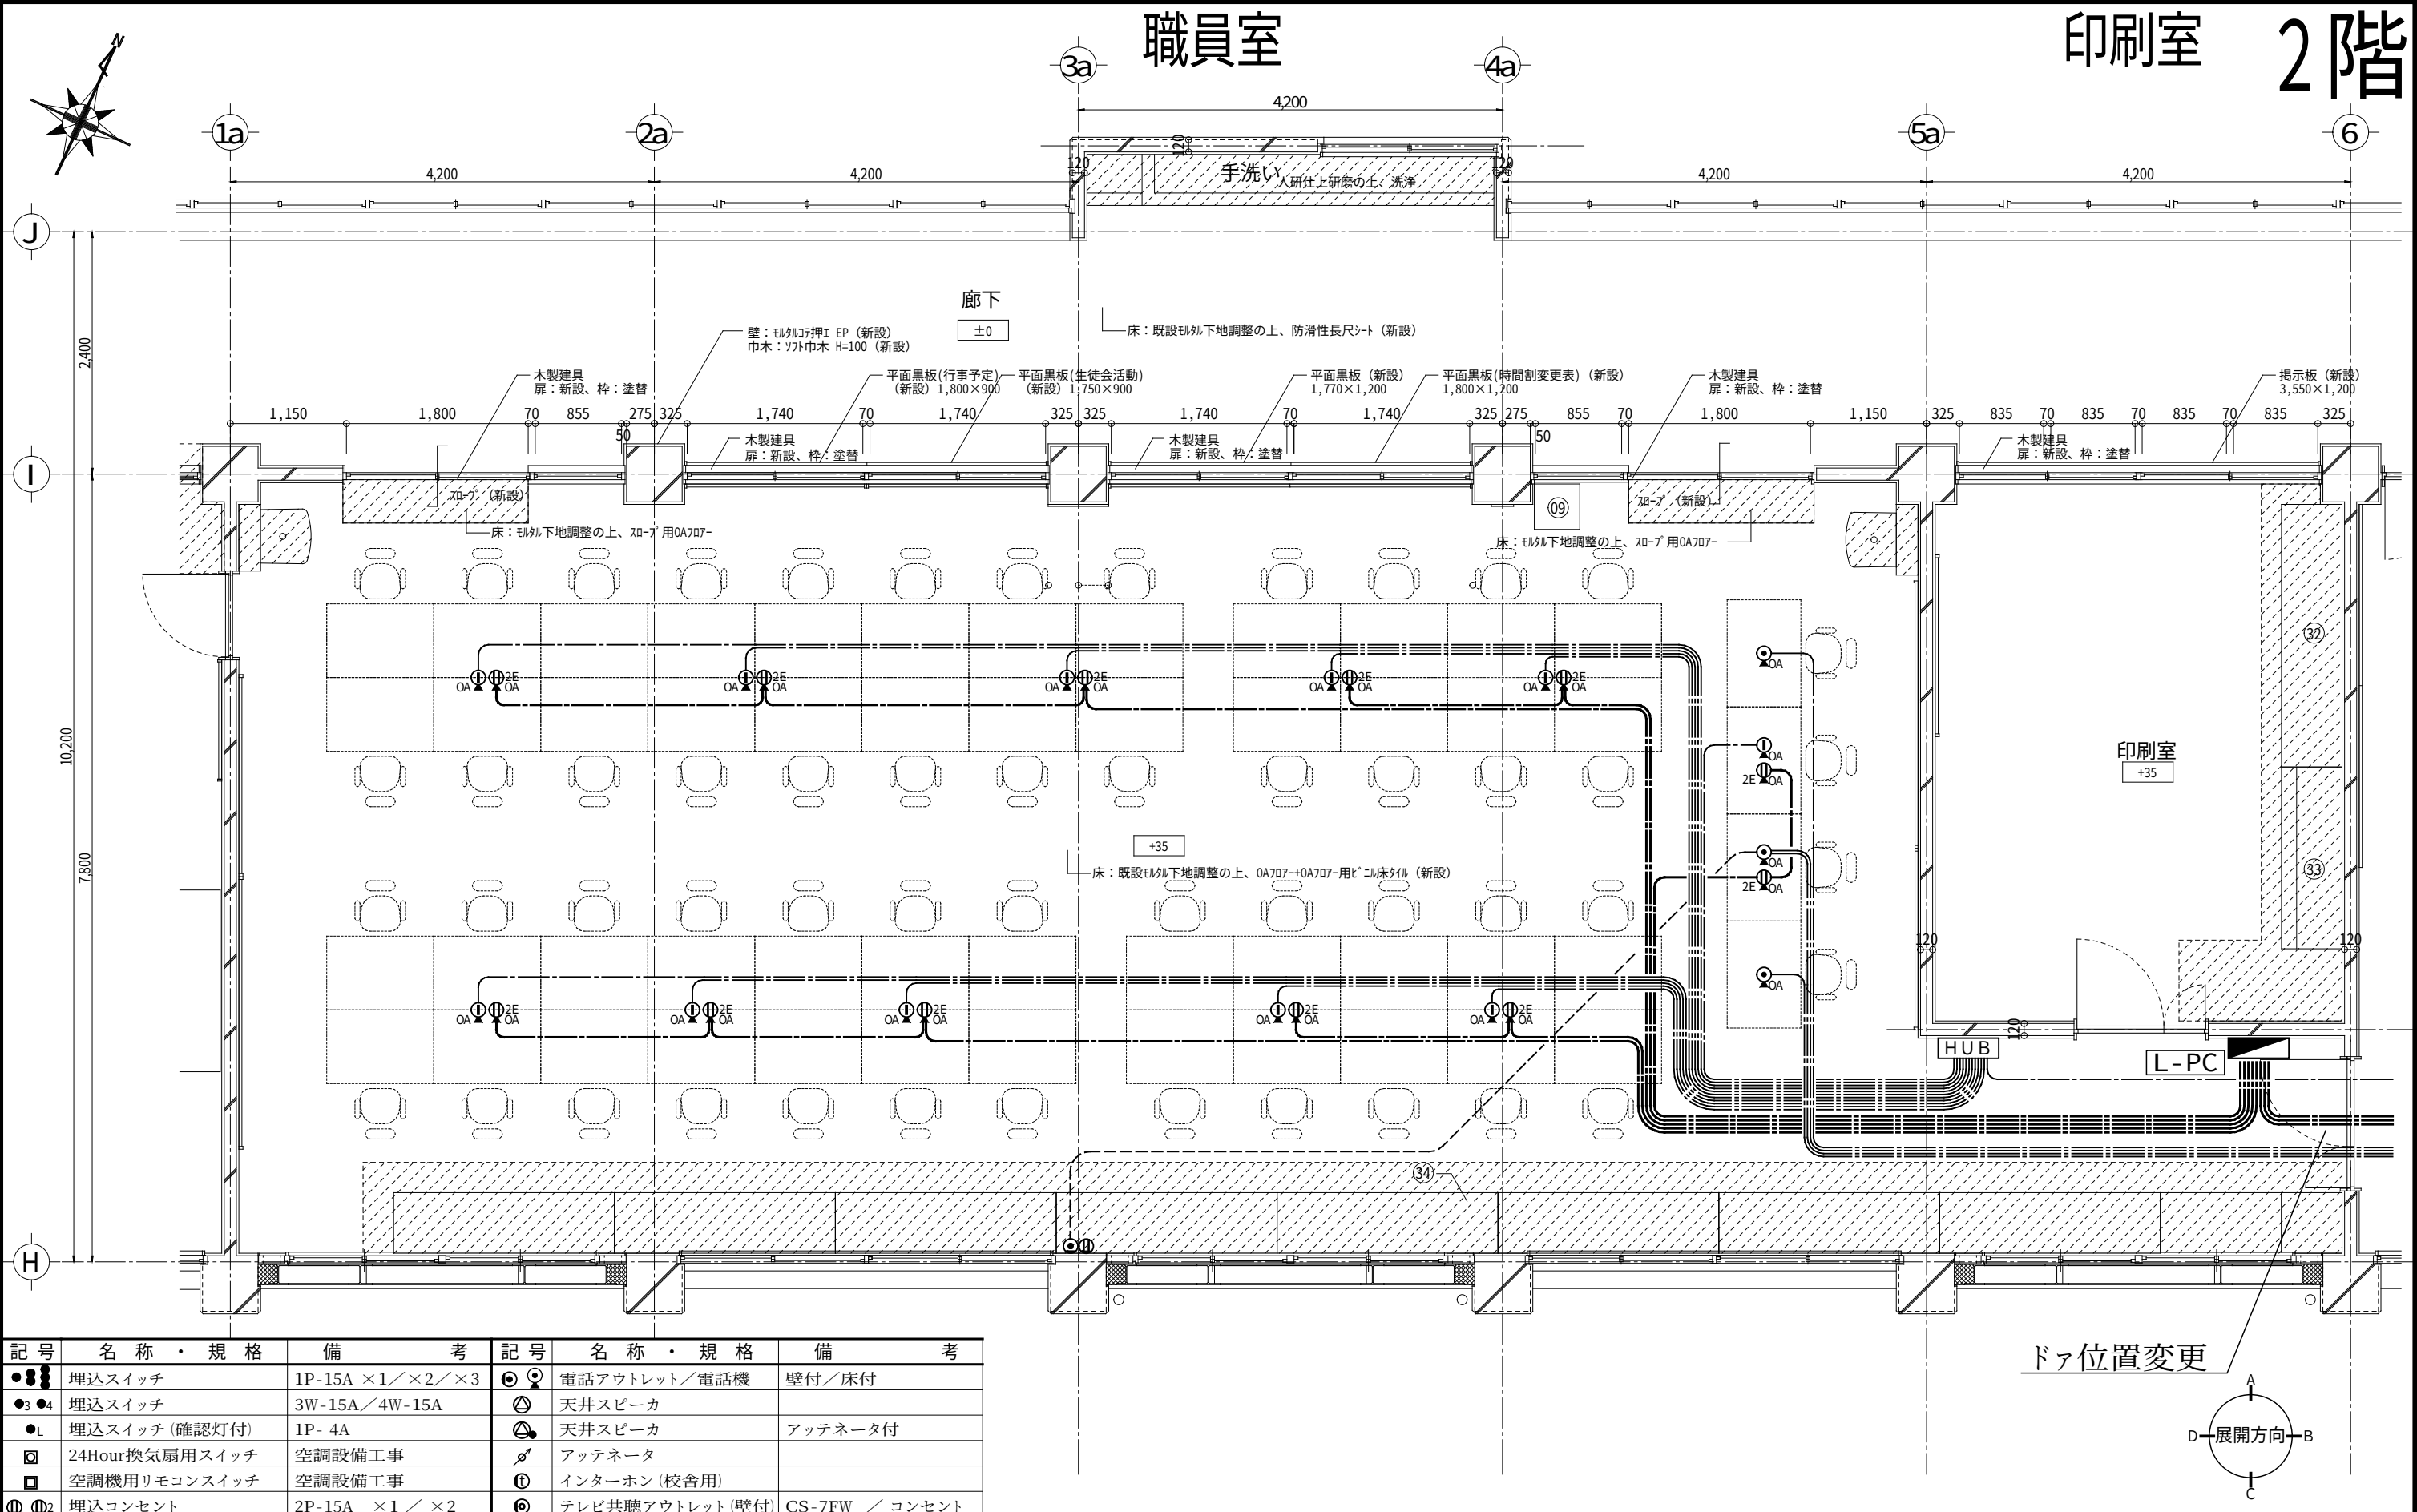

記号	名称・規格	備考	記号	名称・規格	備考
●●●	埋込スイッチ	1P-15A ×1 / ×2 / ×3	ⓐ	電話アウトレット／電話機	壁付／床付
●●●	埋込スイッチ	3W-15A / 4W-15A	ⓑ	天井スピーカ	
●●●	埋込スイッチ (確認灯付)	1P- 4A	ⓑ	天井スピーカ	アッテネータ付
ⓐ	24Hour換気扇用スイッチ	空調設備工事	ⓐ	アッテネータ	
ⓐ	空調機用リモコンスイッチ	空調設備工事	ⓐ	インターホン (校舎用)	
ⓐⓐ	埋込コンセント	2P-15A ×1 / ×2	ⓐ	テレビ共聴アウトレット (壁付)	CS-7FW / コンセント
ⓐⓐⓐ	埋込コンセント (接地極付)	2P-15AE ×1 / ×2	ⓐ	テレビ共聴アウトレット (天井)	CS-7FW
ⓐⓐⓐ	埋込コンセント (接地端子付)	2P-15AET ×1 / ×2	ⓐ	LANモジュージャック	RJ45 ×2 / コンセント
ⓐⓐⓐ	埋込コンセント (F C用)	抜止型	ⓐ	非常押しボタン	Emergency Pushbutton
ⓐⓐⓐ	埋込コンセント (換気扇用)	2P-15A	ⓐ	非常ベル	
ⓐ	既設不要アウトレットボックス	カバープレート取付	ⓐ	同上スイッチボックス	MCCB 2P1E-50AF/15AT
ⓐ			ⓐ	電池時計	時報電波自動受信

(株)浅沼組・(株)崎山組 JV

責任者

担当者

作 図
K. Sakai

日 付
2011(H23) 04/25

プロジェクト名
町立大淀中学校大規模改造その他工事

図面名
職員室・印刷室 床配線図

縮尺 原版:A3
1: 60

NO E-8804
-0