
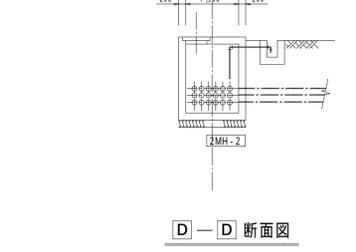
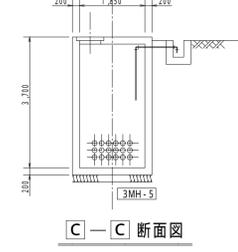
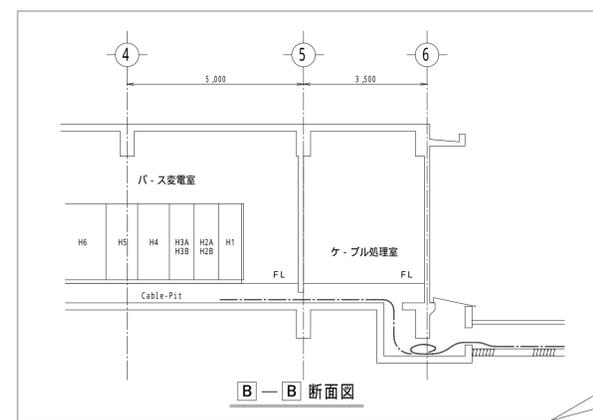
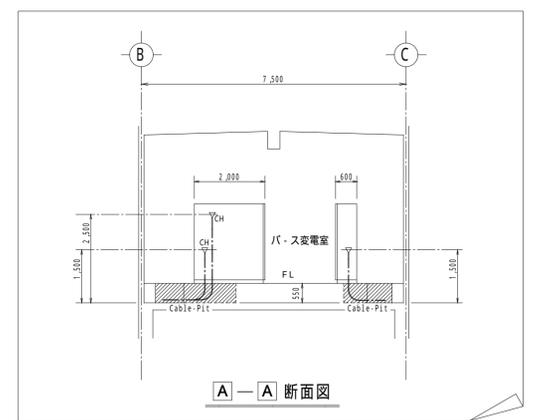
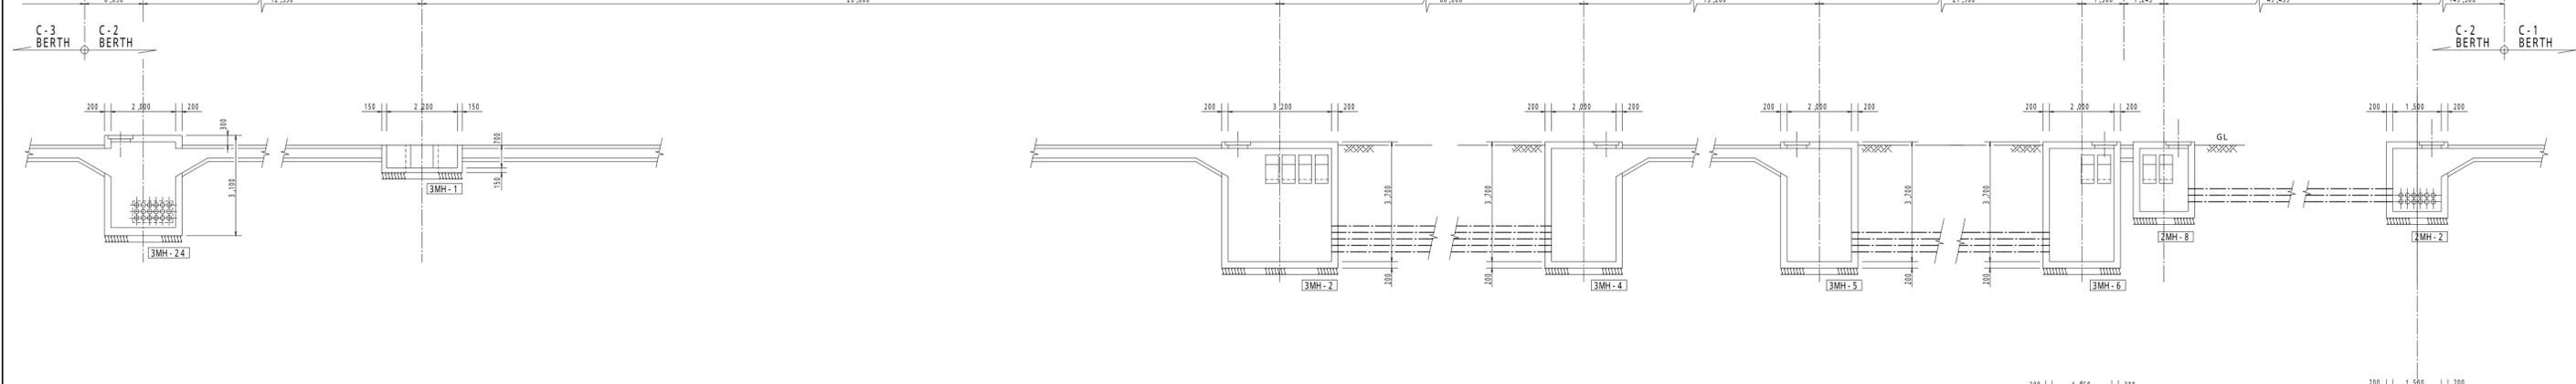


番号	盤記号	盤名称	備考	盤記号	盤名称	備考
①	H1	予備盤	未使用			
②	H2A	予備盤	未使用	H2B	予備盤	未使用
③	H3A	予備盤	未使用	H3B	予備盤	未使用
④	H4	業務用コンデンサ盤				
⑤	H5	電灯用変圧器盤				
⑥	H6	動力電灯用変圧器盤				
⑦	H7	ヤード照明用変圧器盤				
⑧	H8	業務用 6KV母線盤				
⑨	H9A	業務用受電遮断器盤		H9A	業務用 C-3バース連絡盤	
⑩	H10A	No.2-2 クレン用遮断器盤		H10B	No.2-1 クレン用遮断器盤	
⑪	H11A	440V リーフ A系 遮断器盤		H11B	6KV大口用 GPT盤	
⑫	H12A	440V リーフ B系 遮断器盤		H12B	440V リーフ C系 遮断器盤	
⑬	H13	大口用 6KV母線盤				
⑭	H14A	予備盤		H14B	予備盤	
⑮	H15A	大口用受電遮断器盤		H15B	大口用 C-3バース連絡盤	
⑯	H16A	大口用 No.1 コンデンサ盤		H16B	大口用 No.2 コンデンサ盤	
⑰						
⑱						
⑲						
⑳						
㉑	L21	ヤード照明 低圧盤				
㉒	L22	動力電灯低圧主幹盤				
㉓	L23	動力電灯低圧分岐盤				
㉔	L24	電灯 低圧盤				
㉕	L25	所内交流盤				
㉖	L26	所内直流盤				
㉗	L27	充電器盤				
㉘	L28	連絡線端子盤				
㉙	L29	計量器盤				

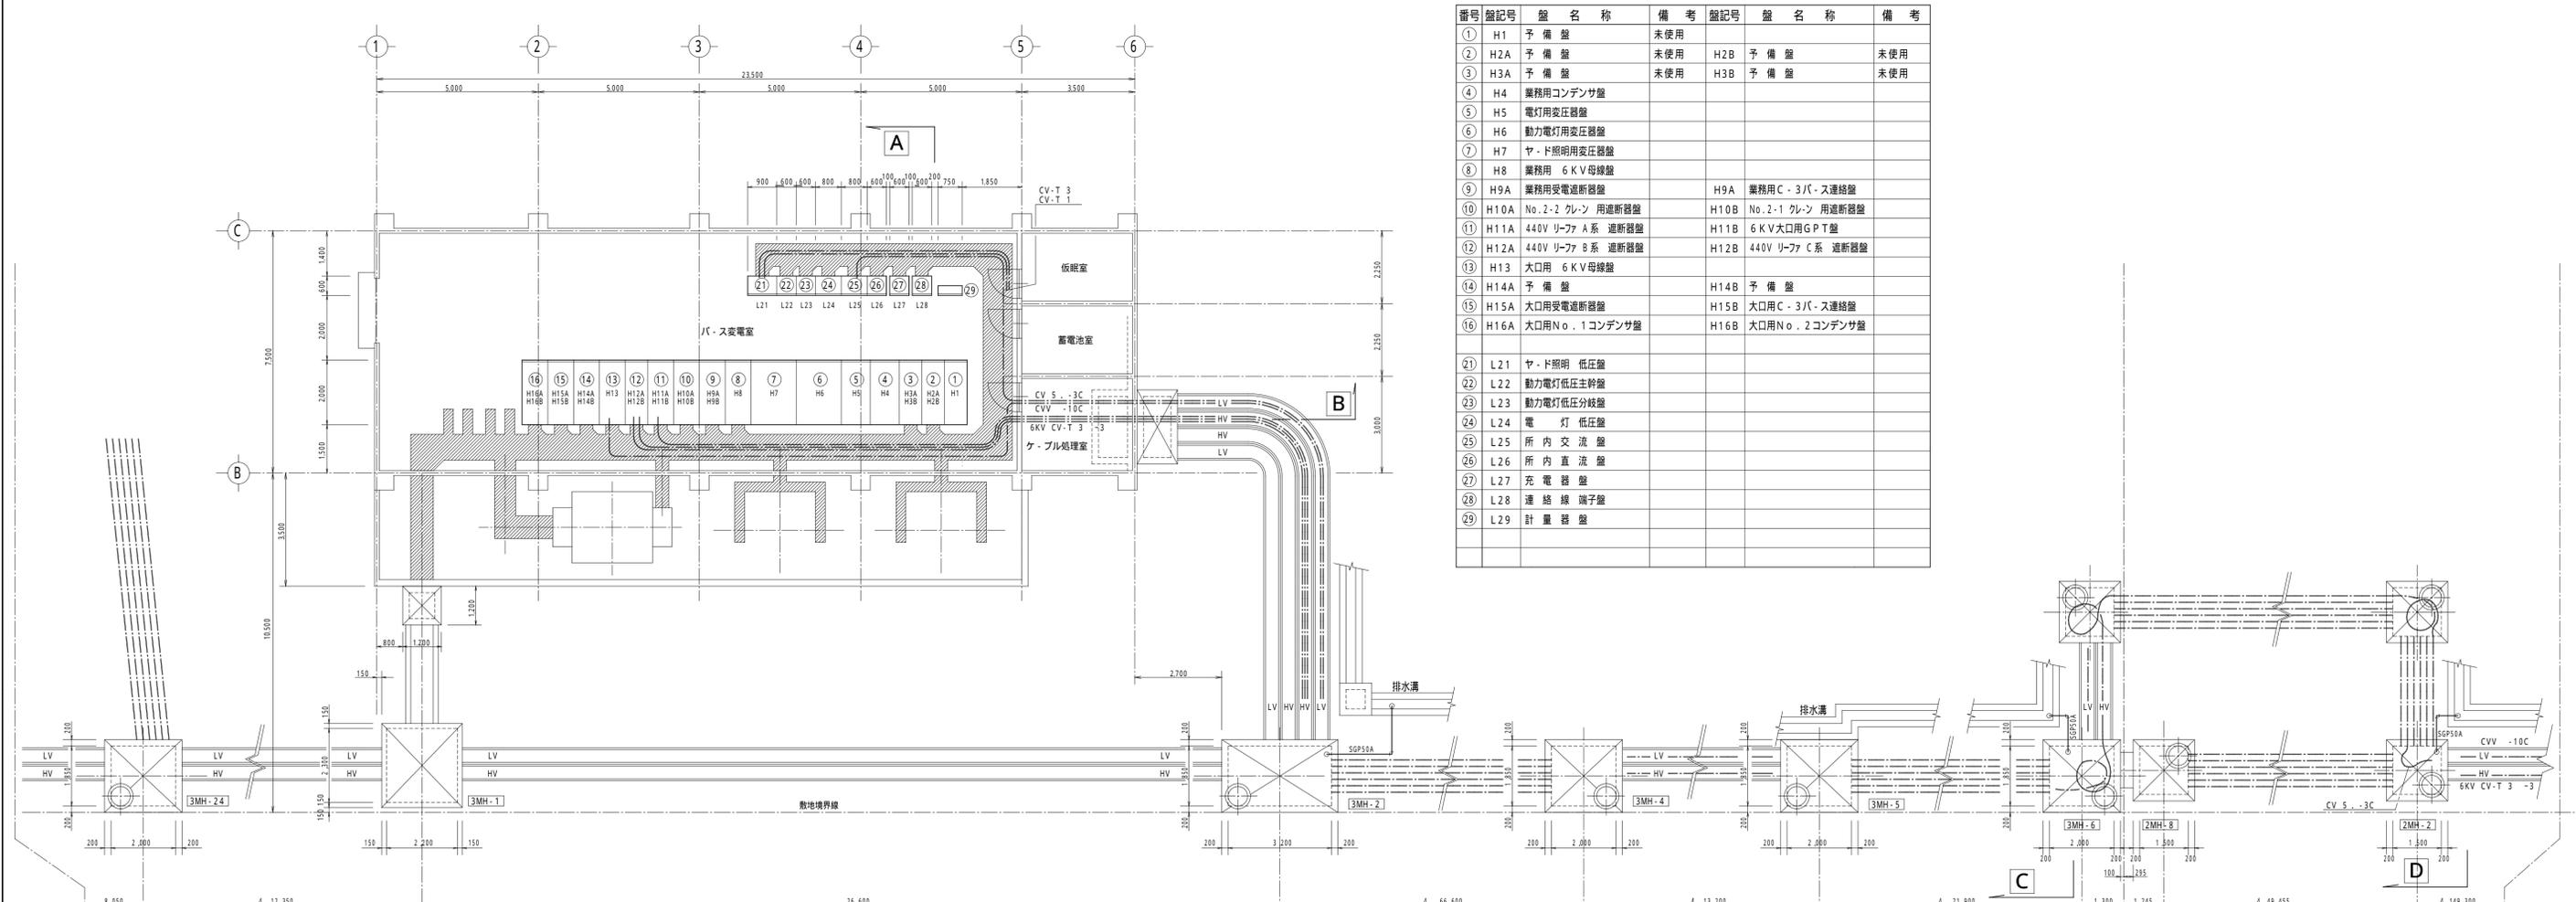

工事名称	C2 パース リーフ・コンセント設備設置その他工事	縮尺	1/100	図	平成 年 月 日
図面名称	C-2 パース変電室付近詳細図				
住友電設株式会社					
	承認	検図	設計	製図	担当