


• • • • •

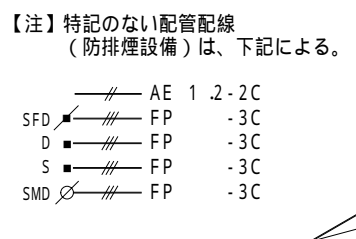

HP 1, 2-10Pr (25) . . .

$\frac{2F}{5}$


$\left(\begin{smallmatrix} 0 & 0 \end{smallmatrix} \right)$

• • • • •


【自動防鎖設備】		
10	 運動制御器・警笛、・自立、○組込型 煙感知器 3種・・蓄積型、○非蓄積型	2.0 L ・イオン式、○光電式（確認灯付）
11	 自動防鎖装置（防火戸、防火シャッター、防煙たれ壁） ○SD、SDW	D C 2 4 V
12	 自動防鎖装置（防火ダンパ、機械排煙口）	
13	 作動区域 番号	実装17 L、実装予備 3 L

誘 導 灯 設 備		SEE DWG. No. E-035-037		分電盤結線図参照	
●		電灯分電盤	誘 導 灯	X: 避難口誘導灯, Y: 室内通路誘導灯 Z: 通 路誘導灯, K: 階段通路誘導灯	照明器具図参照
○		誘 導 灯 (非常照明兼用器具)			
○		緊急通路誘導灯			
○					
○					
【注記】● 1. 自動火災報知設備の感知器傍記号は、下記による。 ～: 干渉防止 G: ガラス E: 防塵型 〰: 埋込型 T: 試験口付 AC: 耐酸型 AL: 耐アルカリ型 2. 自動火災報知設備のベルは、～音鳴動方式、～出火側上端鳴動方式とする。 3. 自動火災報知設備の感知器には、必要数の検知器を接続する。 4. 消火栓位置表示装置の電源は、消火ポンプ線より供給 (AC 24V) する。 5. 自動噴射設備の防火タンクと連動開閉は、連動表による。 6. 自動噴射設備の防火タンクと連動して、その系統の給排水ポンプを停止する。(系統図『図』) 7. 8.					
特記なき配管記号は、下記による。					
●	自動火災報知設備	AE 1.2mm・nC	AE 1.2mm・nC(19)		
●	自動 閉 鎖 設 備	FP・nC・C	FP・nC(nC19-31)		
●	誘 導 灯 設 備	VVF1.6mm・3C	VVF1.6mm・3C(19)		
● 配管記号表					
●	配管記号表	天井いんべい	← 空配管		
●	配管記号表	床 いんべい			
●	配管記号表	露 出 配 管			
●	配管記号表	天井内又はアクセス・フロア内ケーブル工事			
●	配管記号表	地 中 管 路			
○	配管記号表	ケ-ブルピット又はワイリングダクト配線			
○	配管記号表	ケ-ブルラック配線			
○	配管記号表	ケ-ブルボックス 又は ジョイントボックス			
○	配管記号表	配 管 立 上 り、 立 下 り、 差 通			
○	配管記号表	ハンドホ-ル(HH)又はマンホ-ル(MH)			
○	配管記号表	防水型 防湿型			
○	配管記号表	別途機器又は既設 撤去工事			

1 : 200

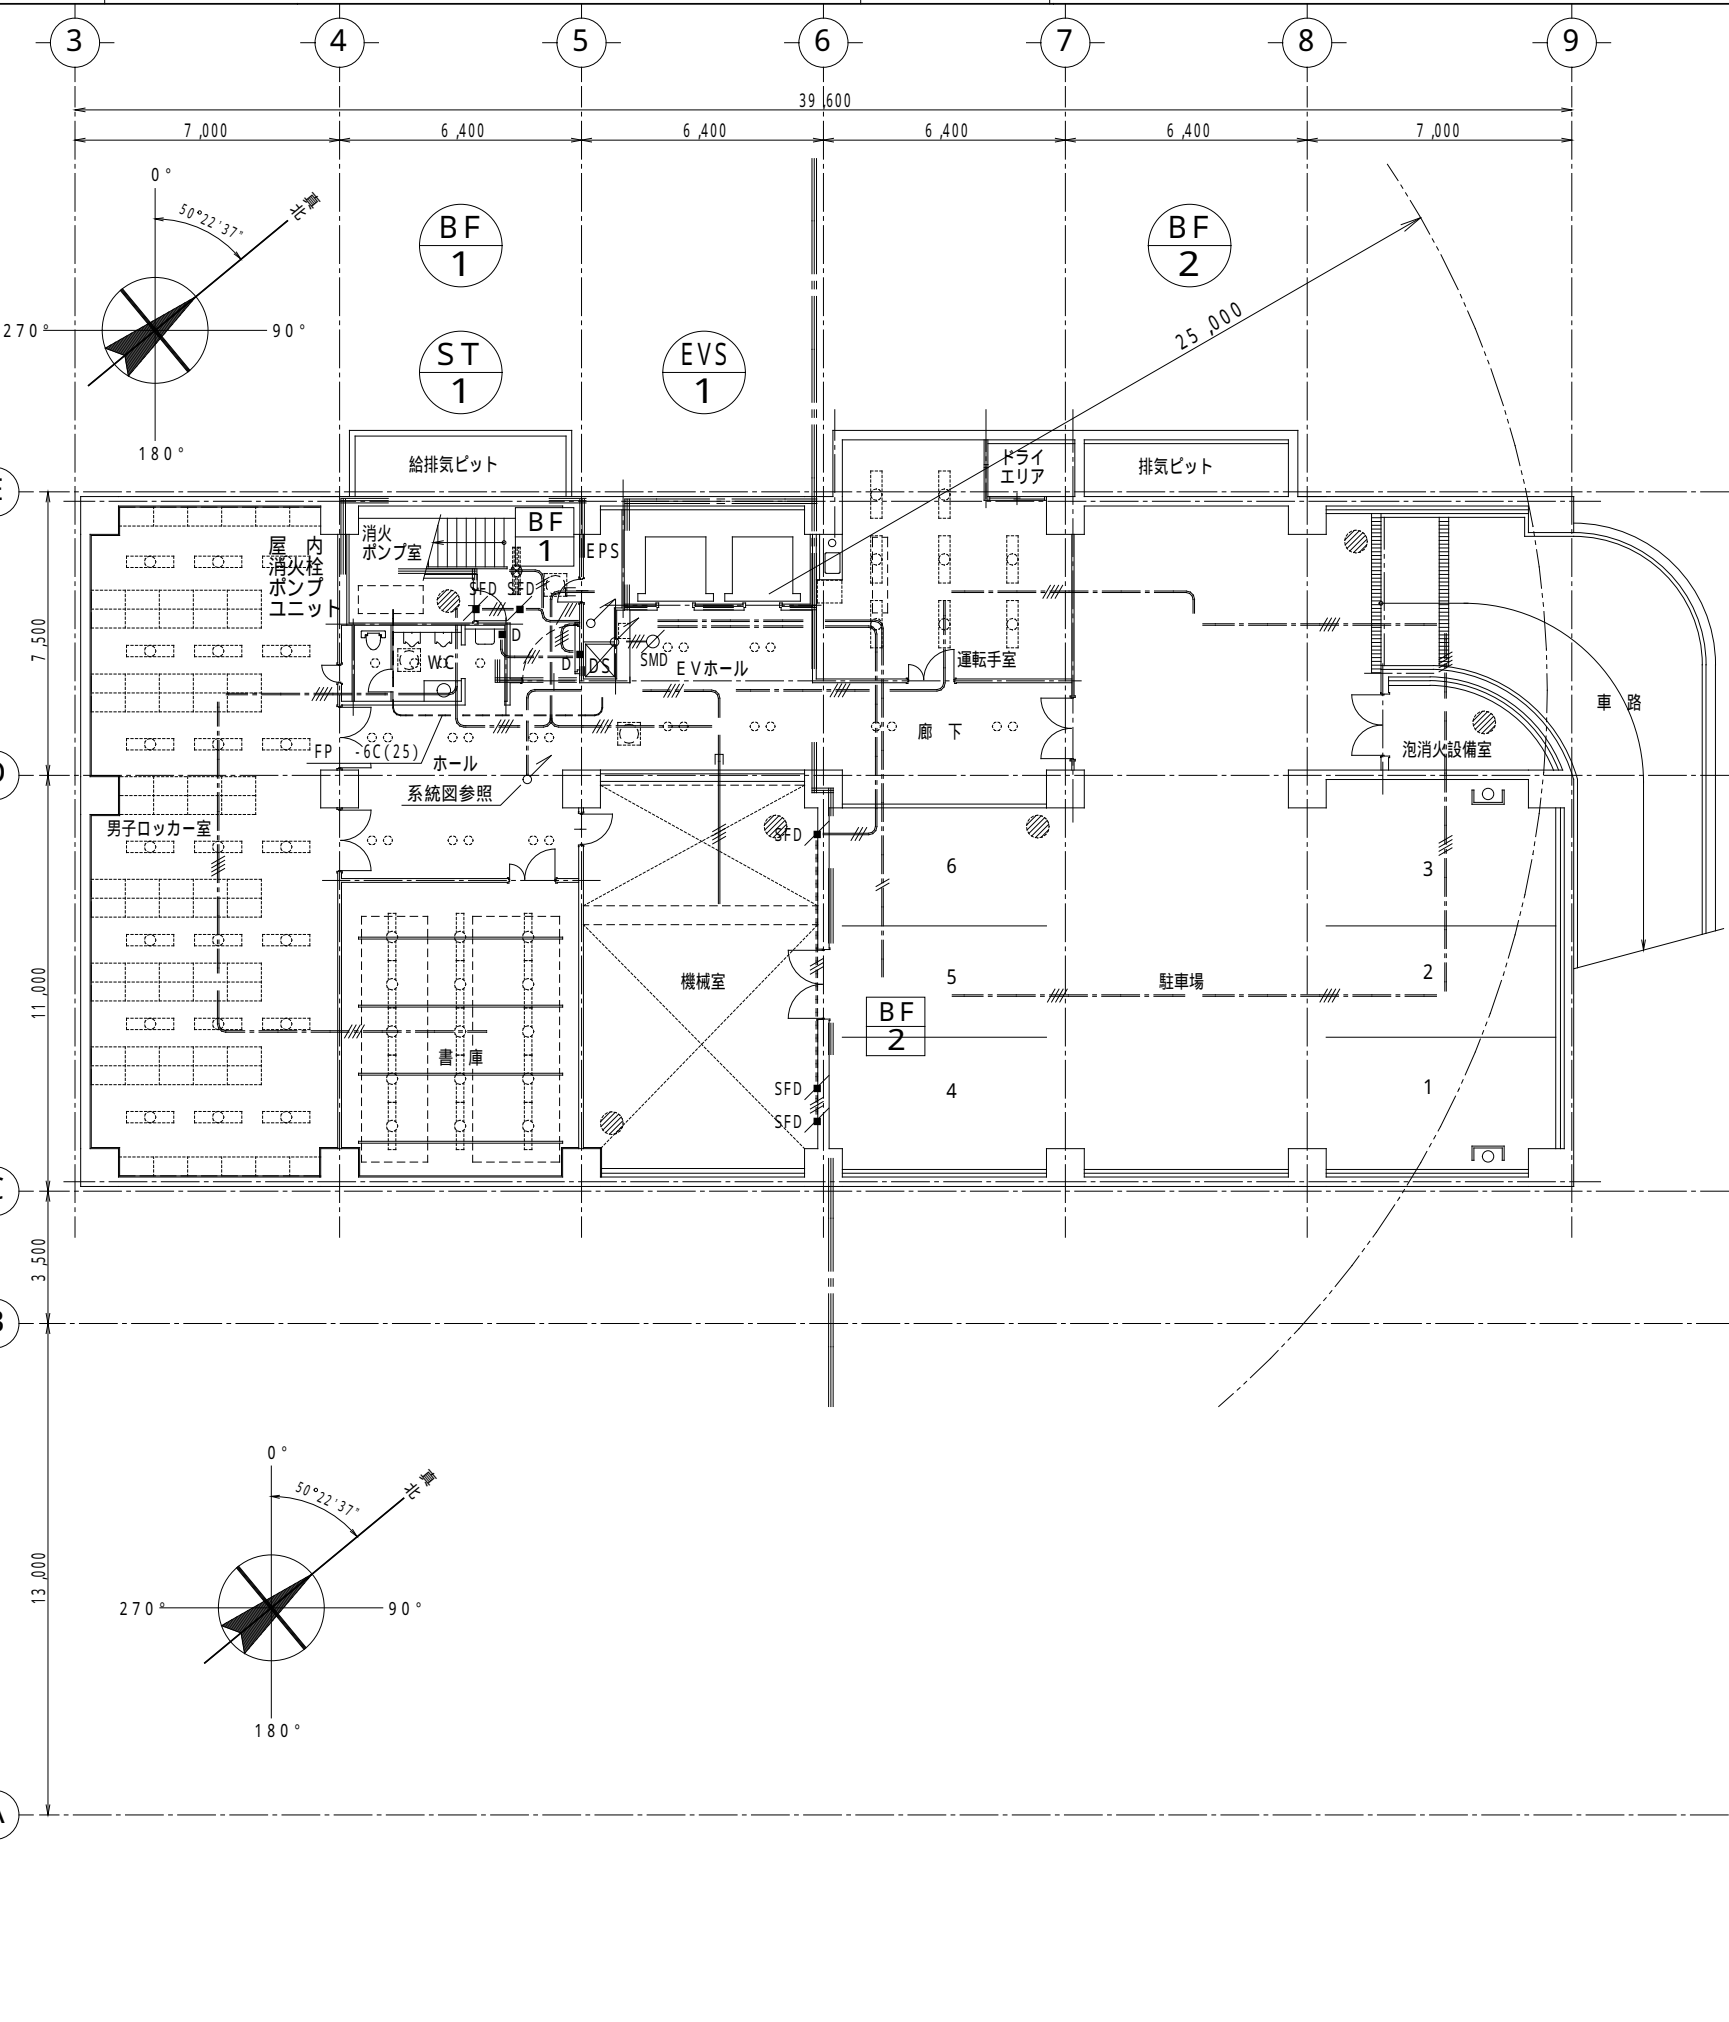

1 : 200

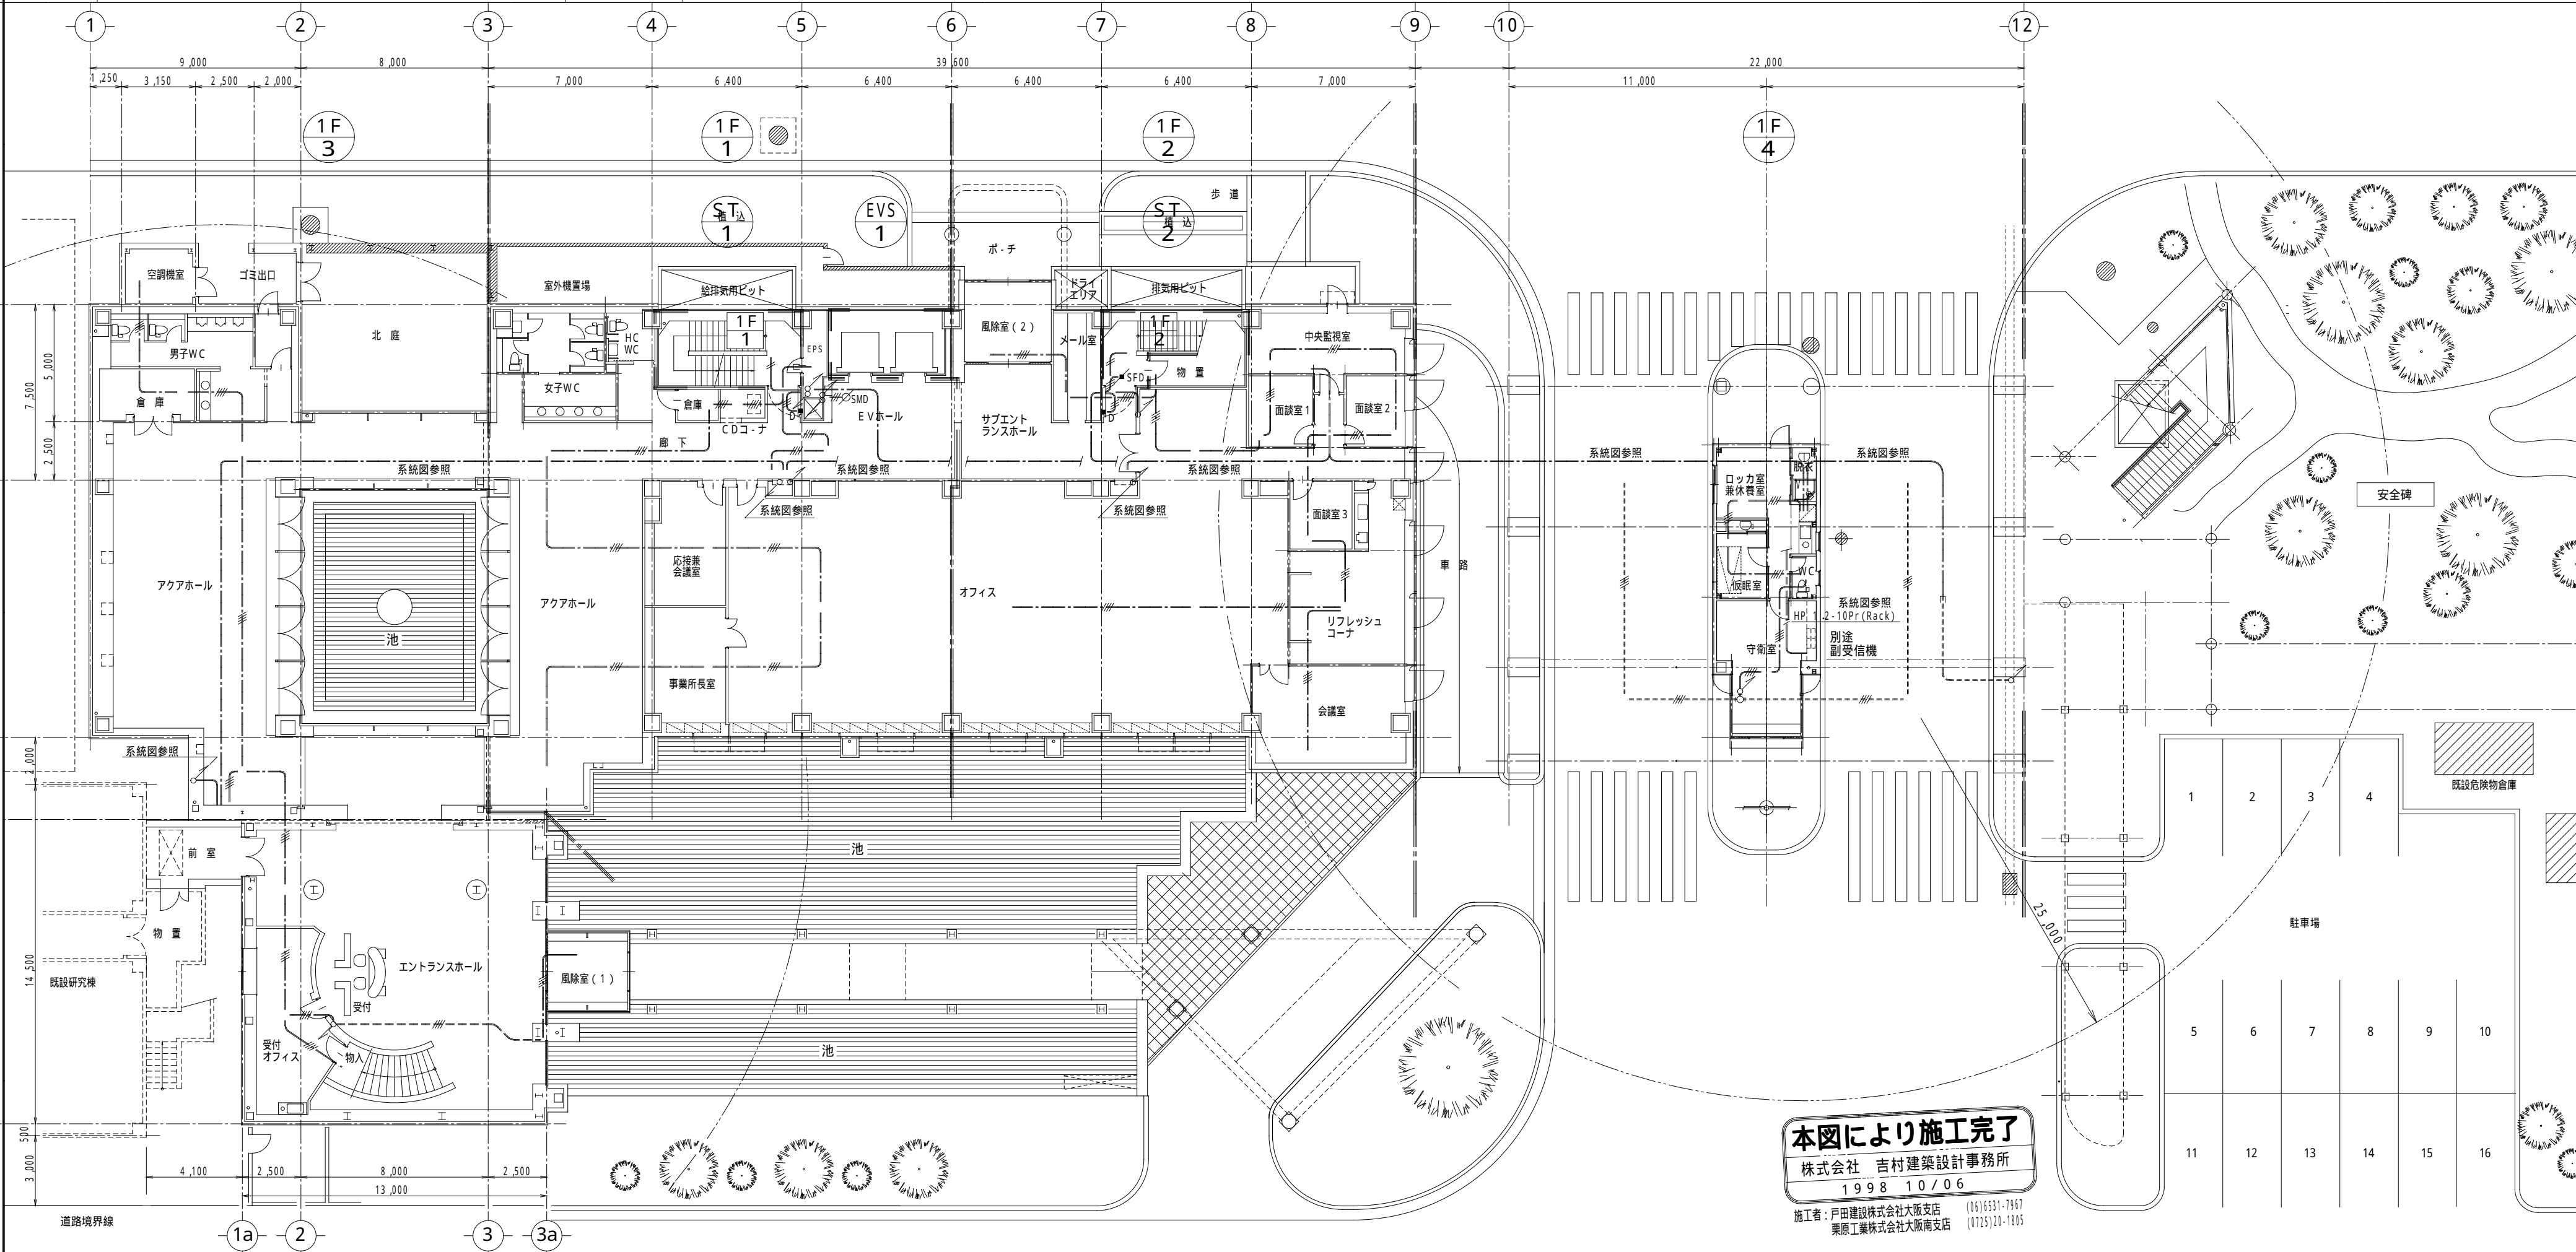

訂正						
					1998. 10/6	竣工引き渡し

承認	作製 1999. 3/31	検図 	吉村建築設計事務所	名
	発行	担当 	1級建築士 (第105905号) 吉村 建	

電氣設備工事 自火報防排煙設備 自火報防排煙設備	系統図、記号凡例 配線図（地階、1階）	縮尺 1:200	図面 NO. E - 032
--------------------------------	------------------------	-------------	-------------------