

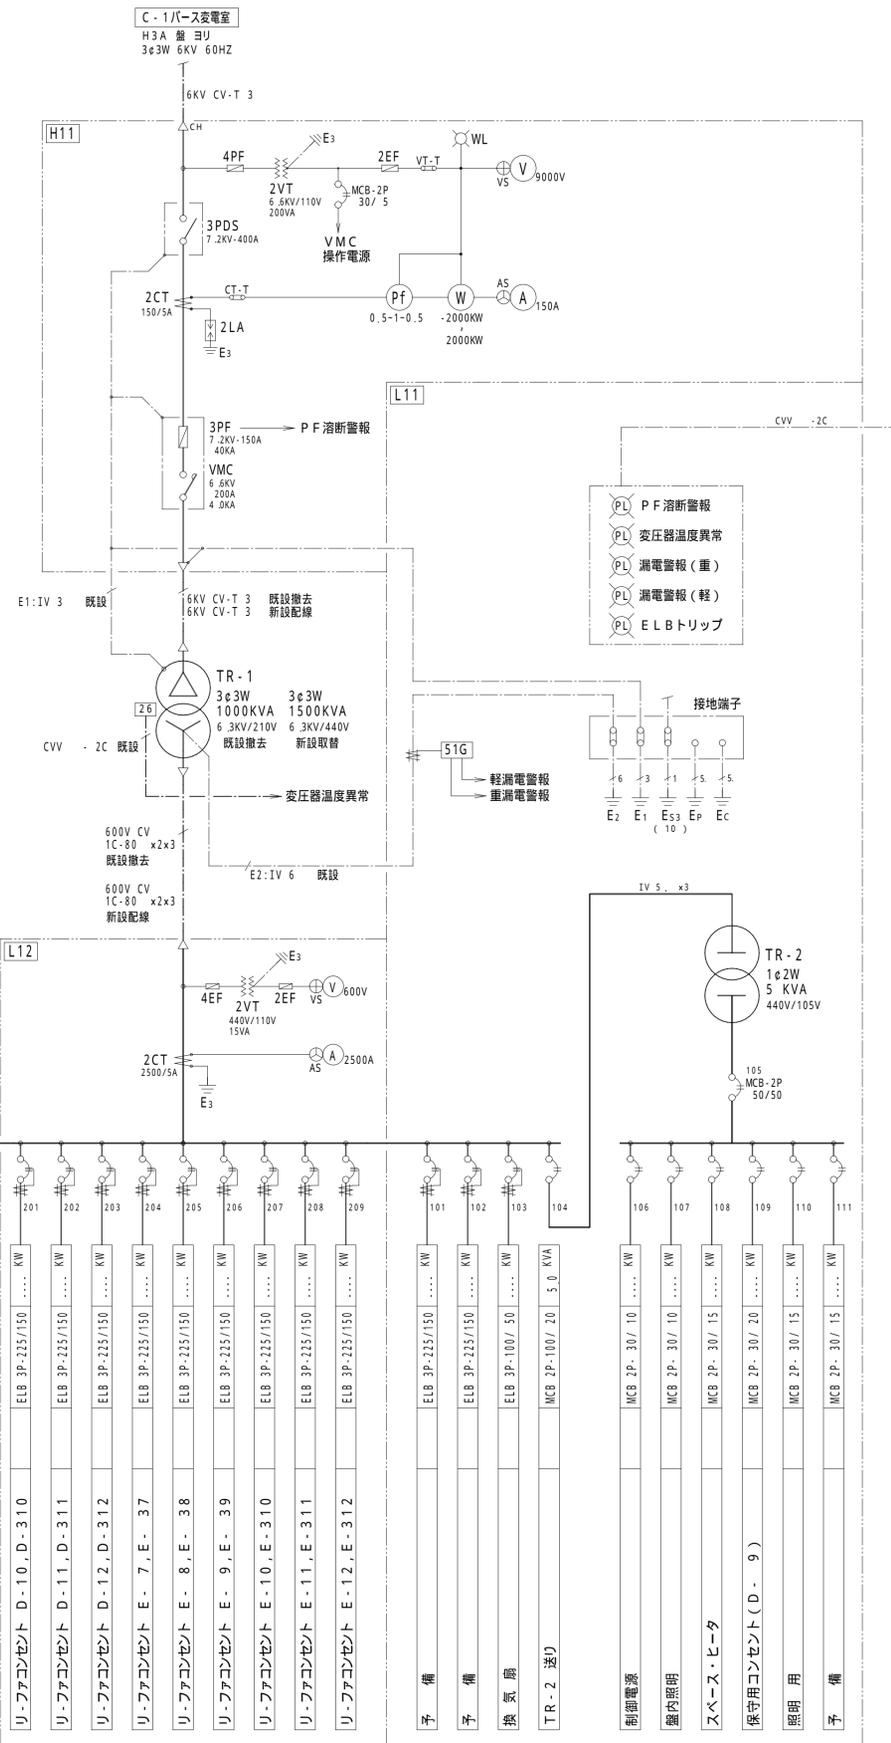
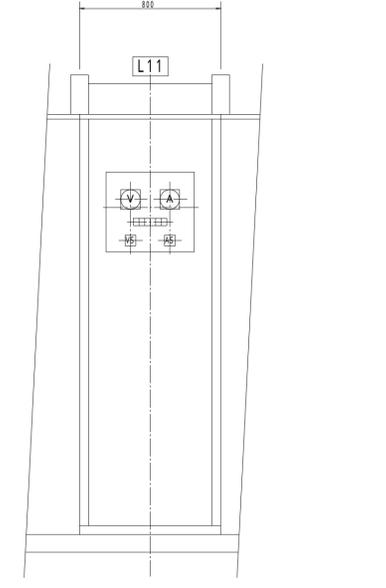
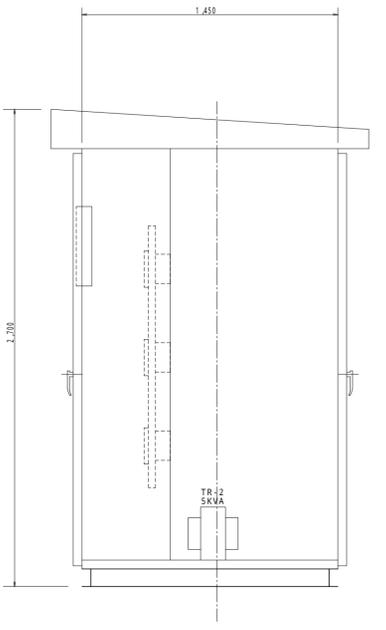
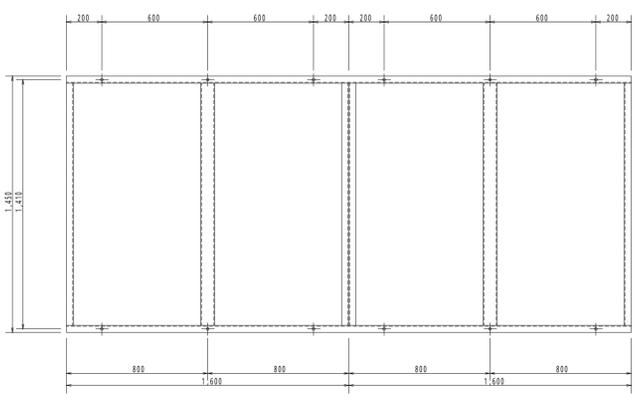


記号	名称	
CH	ケーブル端末処理部	cable sealing end
VCT	取引用計器用変成器	instrument voltage current transformer (Metering outfit)
DS	断路器	disconnector
LBS	負荷開閉器	load-break switch
PF	電力ヒューズ	power fuse
LA	避雷器	lightning arrester
VCB	真空遮断器	vacuum circuit-breaker
VMC	真空電磁接触器	vacuum contactor
A	交流電流計 (最大指針付)	ammeter (alternating current) with maximum pointer
V	交流電圧計	voltmeter (alternating current)
W	電力計	wattmeter
WH	電力量計	watthour meter
WHp	電力量計 (パルス発信付)	watthour meter (with pulse oscillating system)
Pf	力率計	power-factor indicator
AS	電流切替スイッチ	ammeter change-over switch
VS	電圧切替スイッチ	voltmeter change-over switch
CT	変流器	current transformer
VT	計器用変圧器	voltage transformer
ZCT	零相変流器	zero-phase-sequence current transformer
CTT	CT テスト端子	test terminal for C.T
VTT	VT テスト端子	test terminal for V.T
ZCTT	ZCT テスト端子	test terminal for Z.C.T
OCR	過電流継電器 (瞬時要素付)	over-current relay (with instantaneous operating system)
VGR	地絡電圧継電器	voltage ground relay
OVGR	地絡過電圧継電器	over voltage ground relay
DGR	地絡方向継電器	ground directional relay
GVT	接地形計器用変圧器	grounding voltage transformer connection star-star-ogendelta
ZVD	零相電圧検出器	zero-phase-sequence voltage detector
AQR	力率調整継電器	power-factor regulating relay
TR	電力変圧器 (油入自冷式)	power transformer (oil-cooled type)
SR	直列リアクトル	series reactor
SC	進相コンデンサ	series power capacitor
DR	同上放電抵抗	discharge resistance for S.C
MCB	配線用遮断器	molded-case circuit-breaker
ELB	漏電遮断器	molded-case earth leakage-breaker
F	低圧用ヒューズ	low-voltage line fuse
MCTT	電磁接触器	electromagnetic contactor
LGR	低圧地絡継電器 (2段警報付)	ground relay for low-voltage (with 2-kind alarm system)
26	温度継電器	temperature relay
27	不足電圧継電器	undervoltage relay
84	電圧継電器	voltage relay

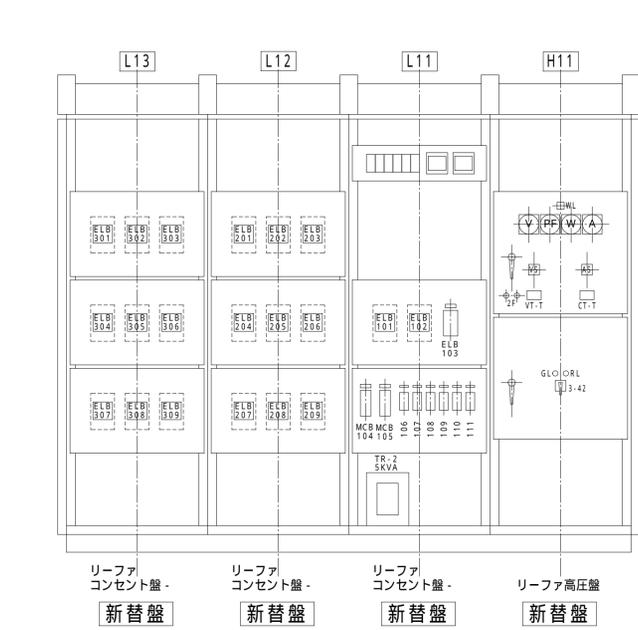

負荷名称	Cable No.	開閉器容量	負荷容量
リーファコンセント C-7, C-37		ELB 3P-235/150	...
リーファコンセント C-8, C-38		ELB 3P-235/150	...
リーファコンセント C-9, C-39		ELB 3P-235/150	...
リーファコンセント C-10, C-310		ELB 3P-235/150	...
リーファコンセント C-11, C-311		ELB 3P-235/150	...
リーファコンセント C-12, C-312		ELB 3P-235/150	...
リーファコンセント D-7, D-37		ELB 3P-235/150	...
リーファコンセント D-8, D-38		ELB 3P-235/150	...
リーファコンセント D-9, D-39		ELB 3P-235/150	...
リーファコンセント D-10, D-310		ELB 3P-235/150	...
リーファコンセント D-11, D-311		ELB 3P-235/150	...
リーファコンセント D-12, D-312		ELB 3P-235/150	...
リーファコンセント E-7, E-37		ELB 3P-235/150	...
リーファコンセント E-8, E-38		ELB 3P-235/150	...
リーファコンセント E-9, E-39		ELB 3P-235/150	...
リーファコンセント E-10, E-310		ELB 3P-235/150	...
リーファコンセント E-11, E-311		ELB 3P-235/150	...
リーファコンセント E-12, E-312		ELB 3P-235/150	...
予備		ELB 3P-235/150	...
予備		ELB 3P-235/150	...
換気扇		ELB 3P-100/50	...
TR-2 送り		MCB 2P-100/20	5.0 KVA
制御電源		MCB 2P-30/10	...
室内照明		MCB 2P-30/10	...
スベース・ヒータ		MCB 2P-30/15	...
保守用コンセント (D-9)		MCB 2P-30/20	...
照明		MCB 2P-30/15	...
予備		MCB 2P-30/15	...

ELB No. 201-209, 301-309, 101, 102 の地絡感度電流は、100mA, 200mA, 500mA (3段切替), トリップ警報接点付とする。

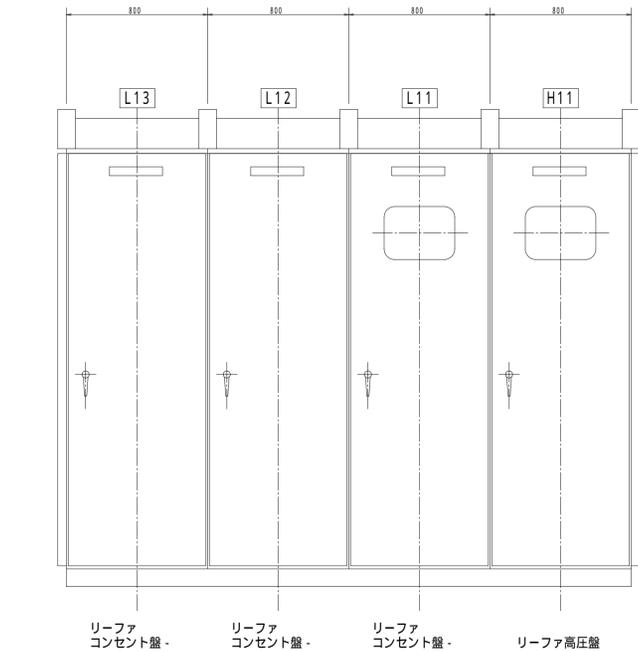

既設	新設、移設、新替	撤去
----	----------	----

アンカ・ボルト取付位置 (x 12)

工事名称	C1バス リーファ・コンセント増設工事	縮尺	1/20
図面名称	No. 2 リーファ・キュービクル 単線結線図・キュービクル姿図	図番	E-03
住友電設株式会社		承認	検図 設計 製図 担当