


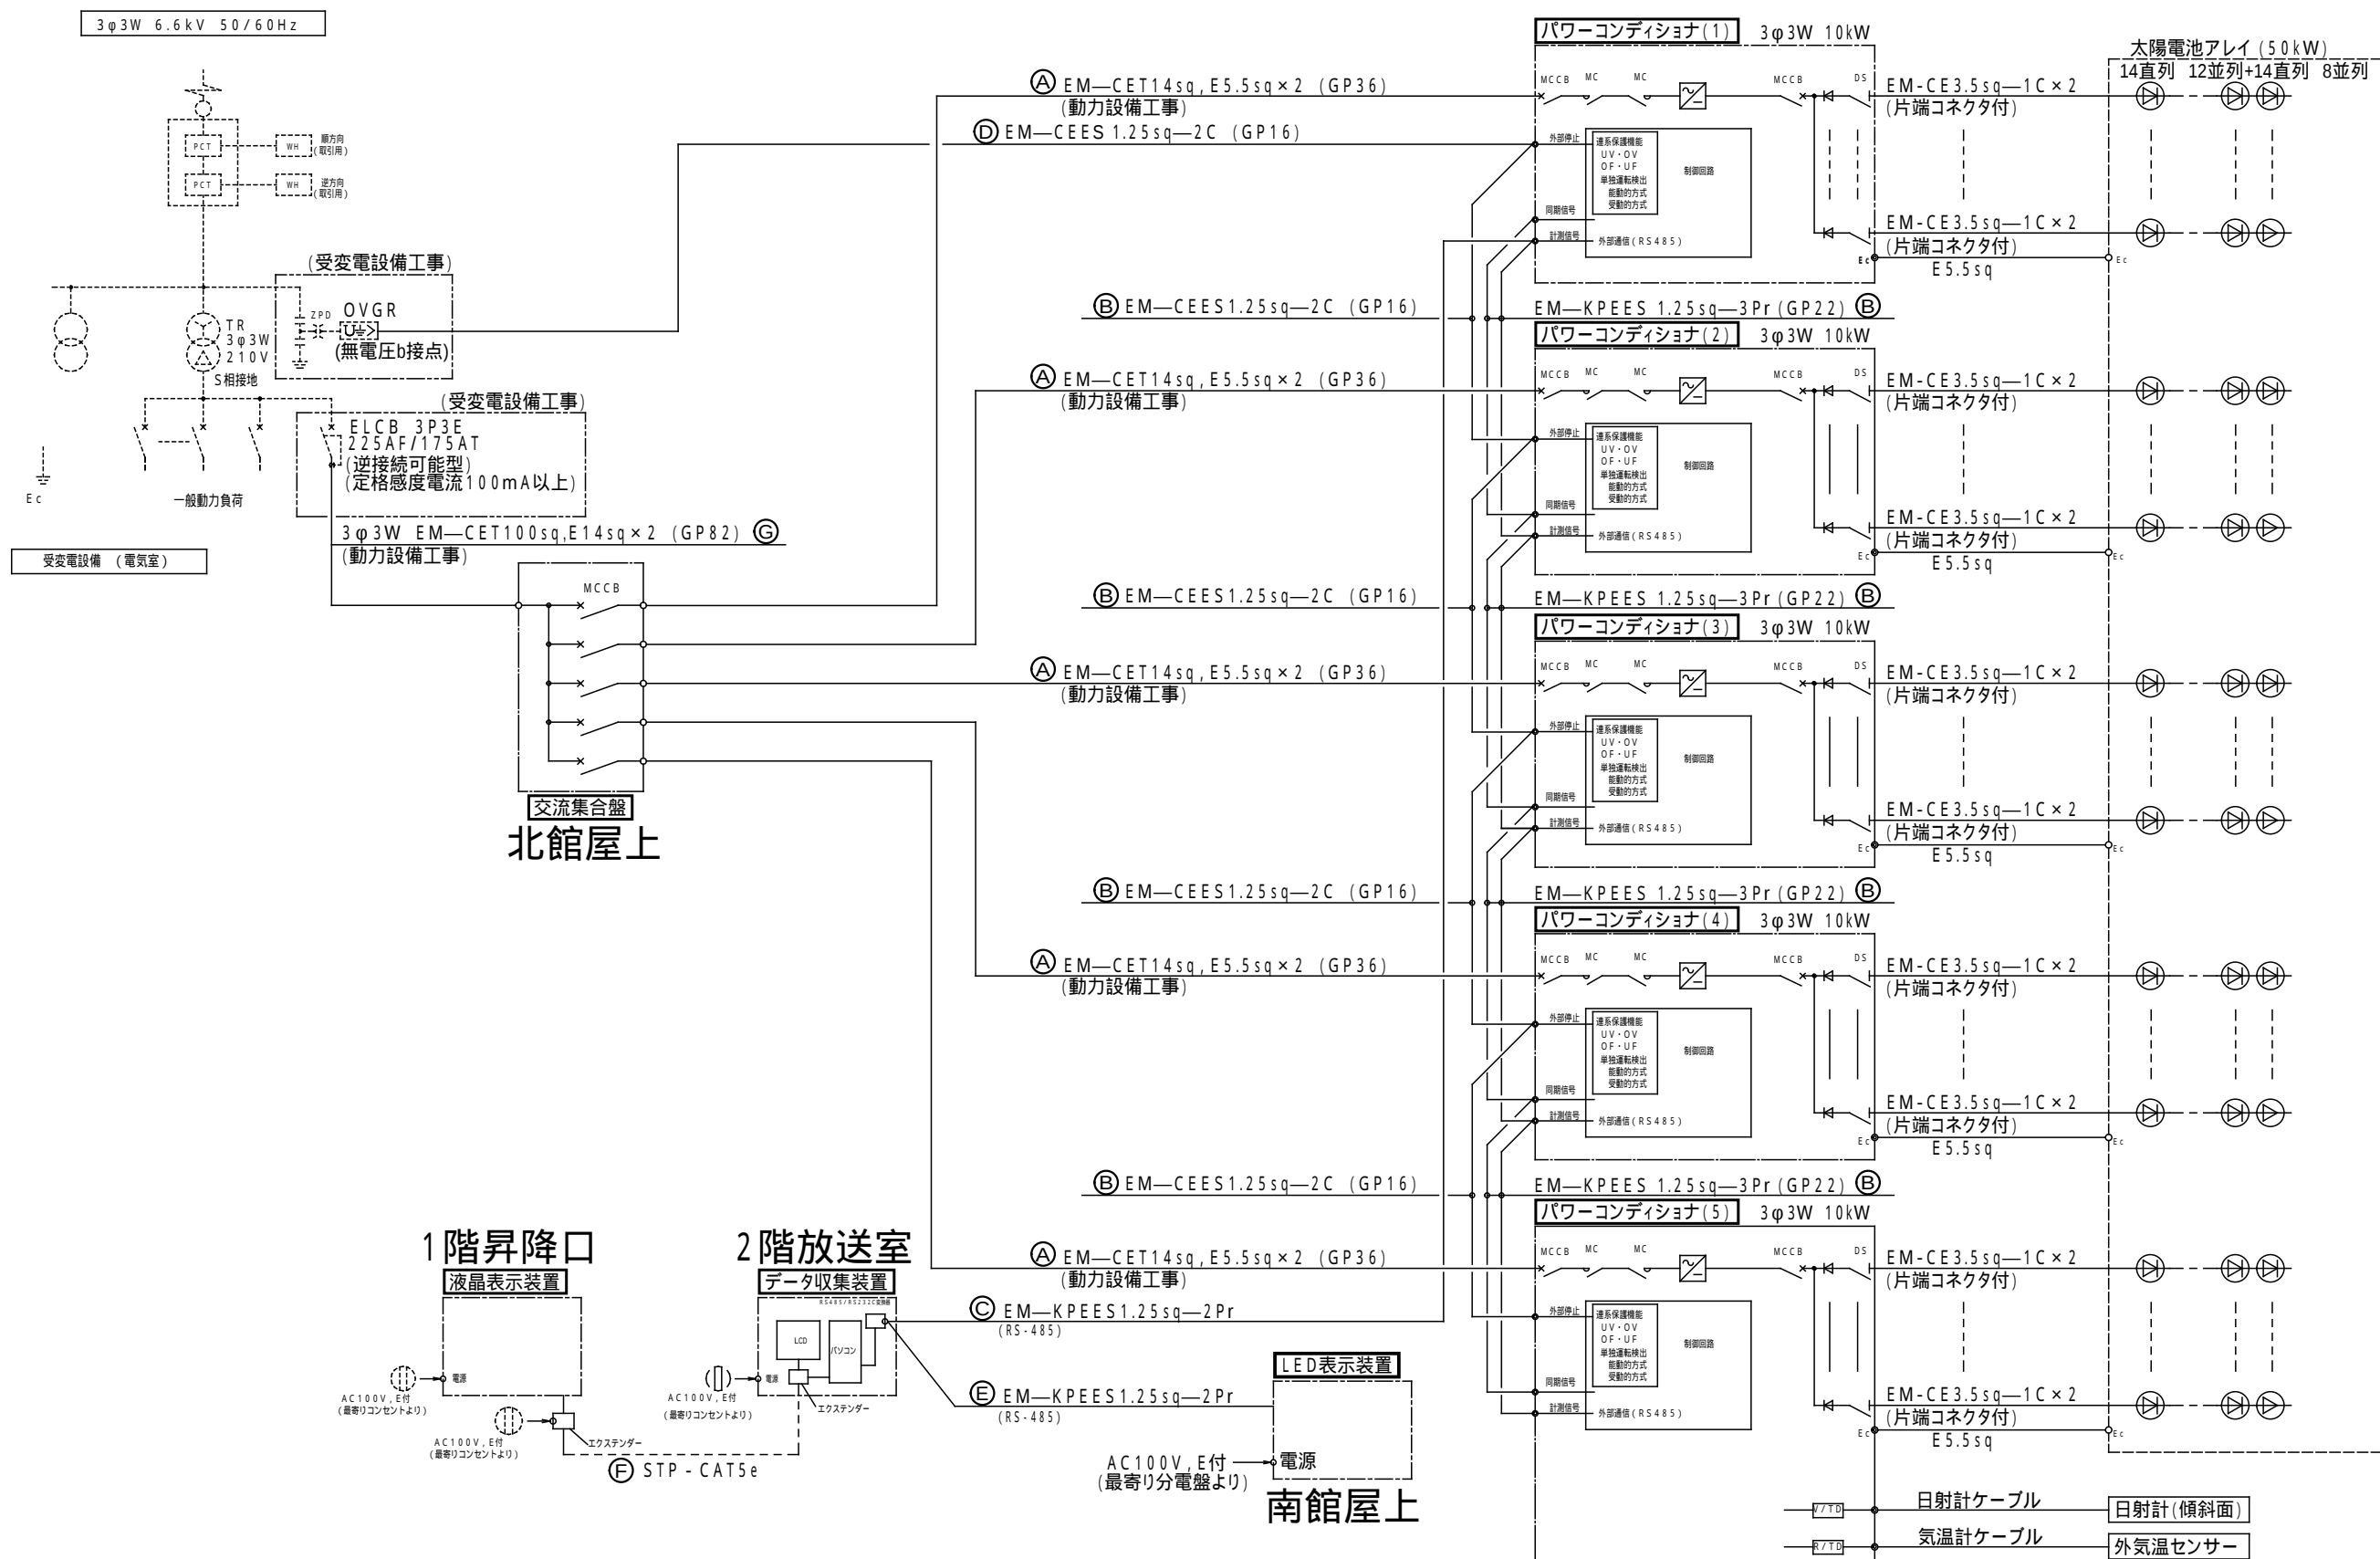

作成 訂正	作成					(株)浅沼組・(株)崎山組 JV	責任者	担当者	作 図 	: 日 付 2010(H22) 10/05	: プロジェクト名 町立大淀中学校大規模改造その他工事		
	訂正									: 図面名 太陽光発電設備 単線結線図		: 縮尺 原版:A3 1:100	 E-902 -00