


7階 配線図 (照明・換気設備) 1:100

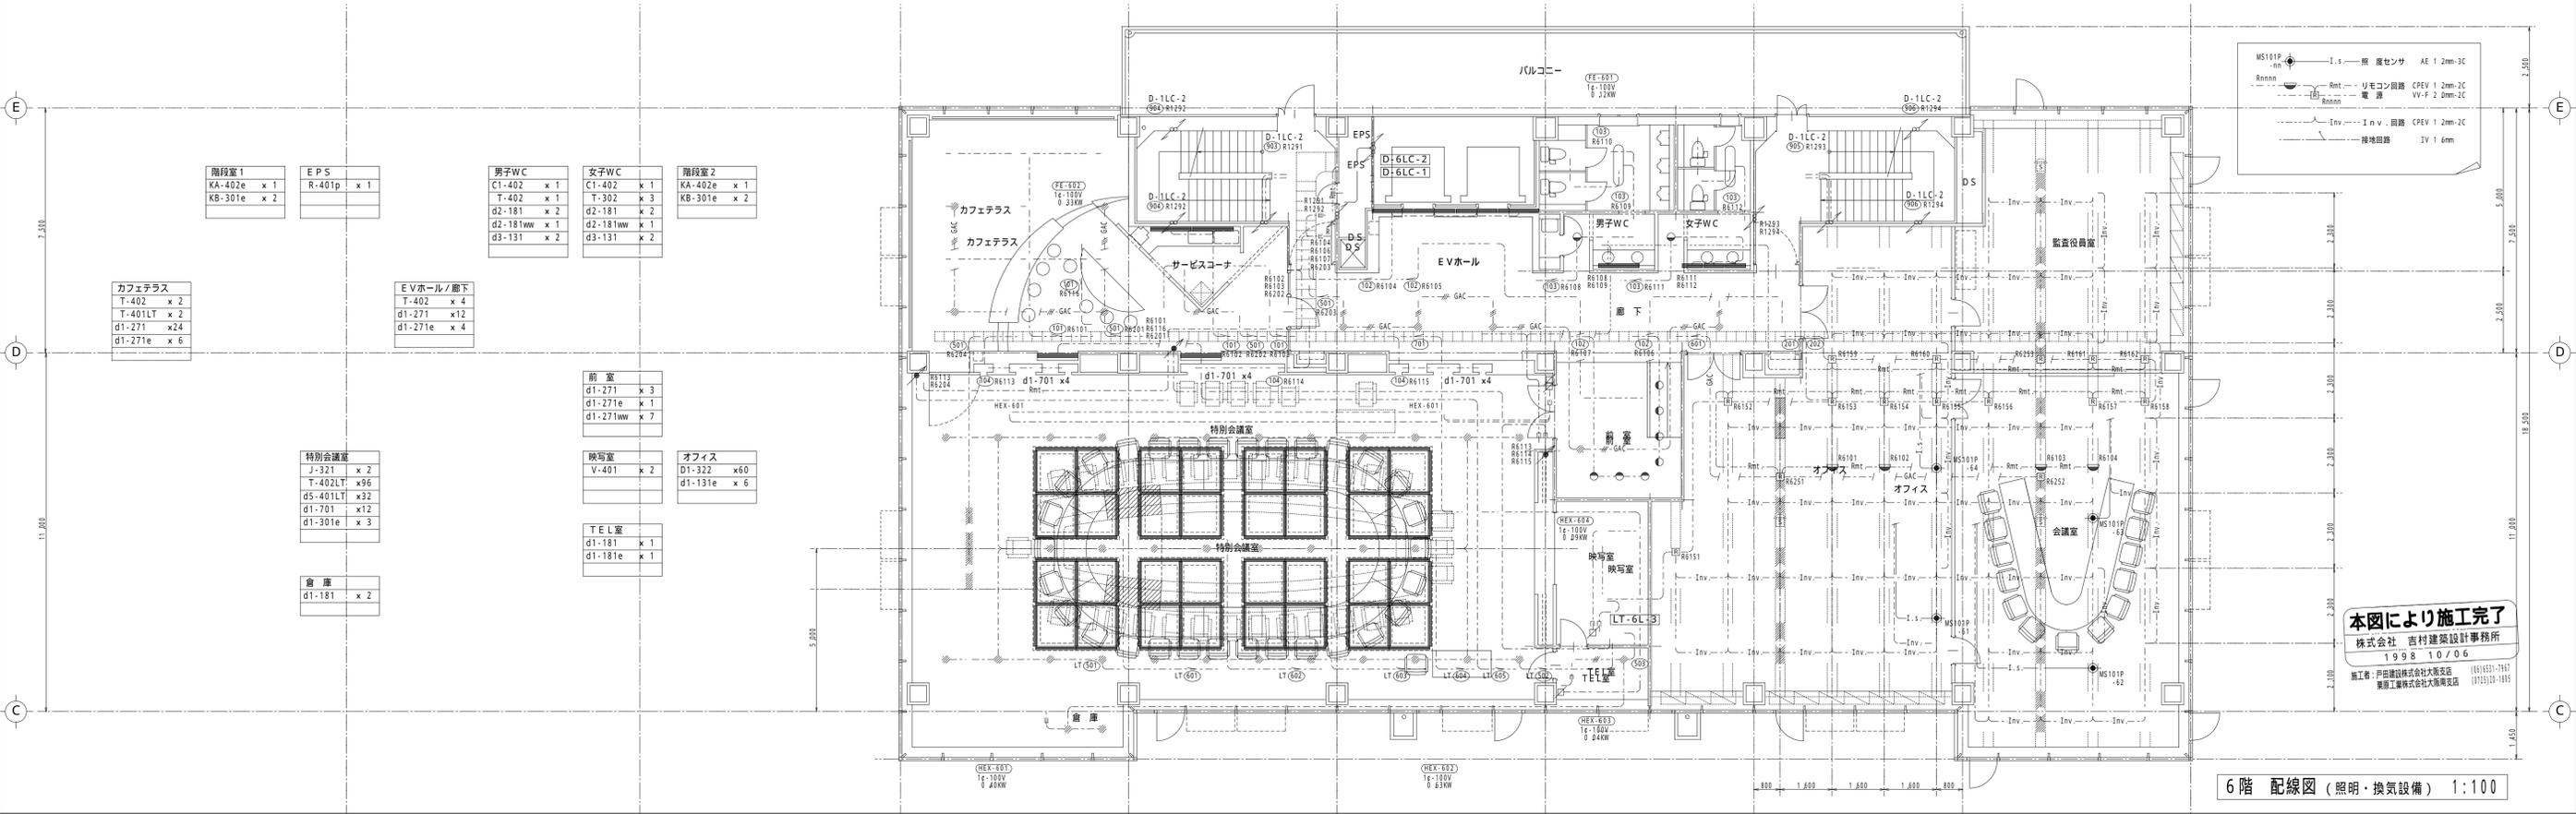

6階 配線図 (照明・換気設備) 1:100

訂正		特記事項	承認	作製 1999. 3/31	校閲 K. Yashima	吉村建築設計事務所 1級建築士 (第105905号) 吉村 建	名称 電気設備工事 照明・換気設備 配線図 (6・7階)	縮尺 1:100	図面NO. E-017
		1998. 10/6 竣工引き渡し							

本図により施工完了  
株式会社 吉村建築設計事務所  
1998. 10/06  
施工者: 伊田建設株式会社大坂支店 (06) 6531-7857  
東洋工業株式会社大坂支店 (075) 213-1855