


5階 配線図 (照明・換気設備) 1:100

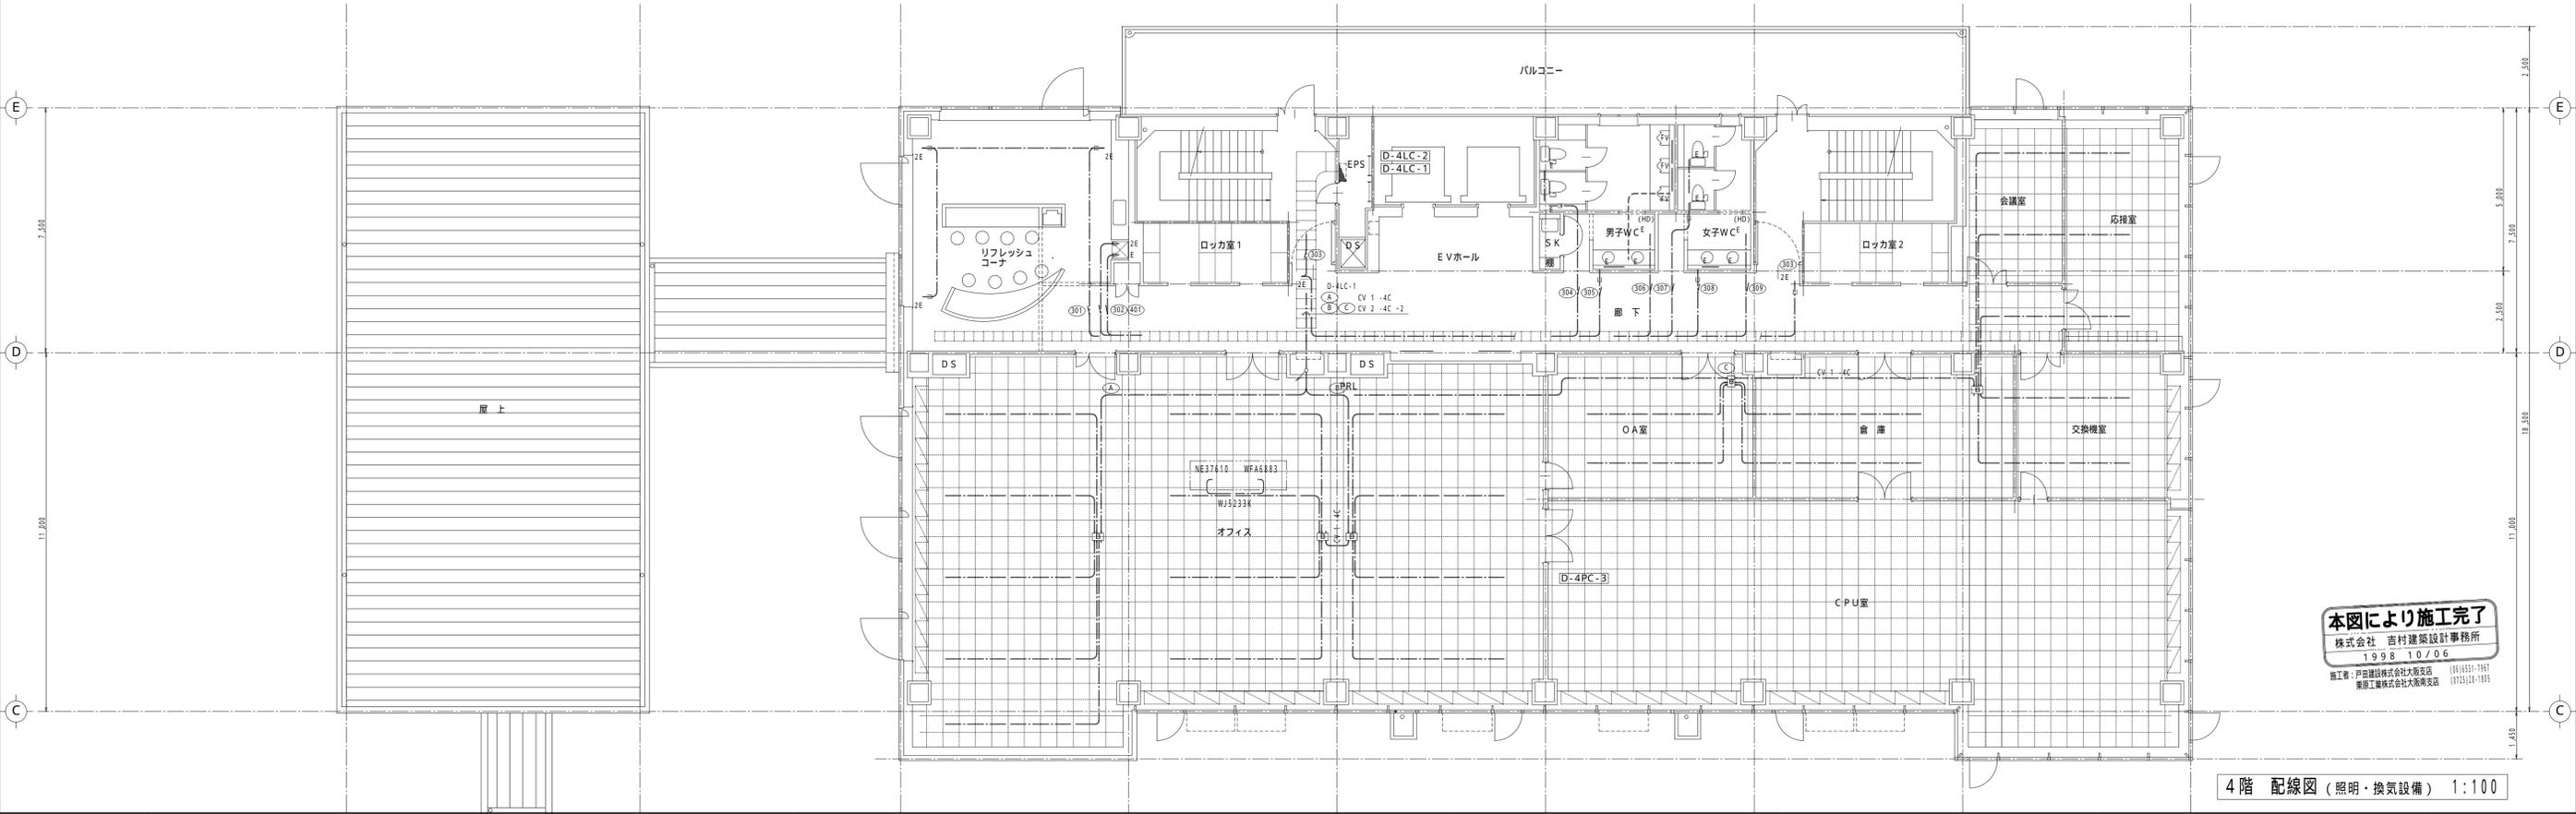

4階 配線図 (照明・換気設備) 1:100

本図により施工完了
 株式会社 吉村建築設計事務所
 1998.10/06
施工者：戸田建設株式会社大塚支店 (05)6531-1967
 豊原工業株式会社大塚南支店 (073)24-1995

訂正		特記事項	承認	作製 1999. 3/31	検図 K. Yodanisawa	吉村建築設計事務所	名称	図面NO.
				発行	担当 K. Sakai	1級建築士 (第105905号) 吉村 建	電気設備工事 照明・換気設備 配線図 (4・5階)	E - 025
	1998. 10/6	竣工引き渡し					縮尺 1:100	