

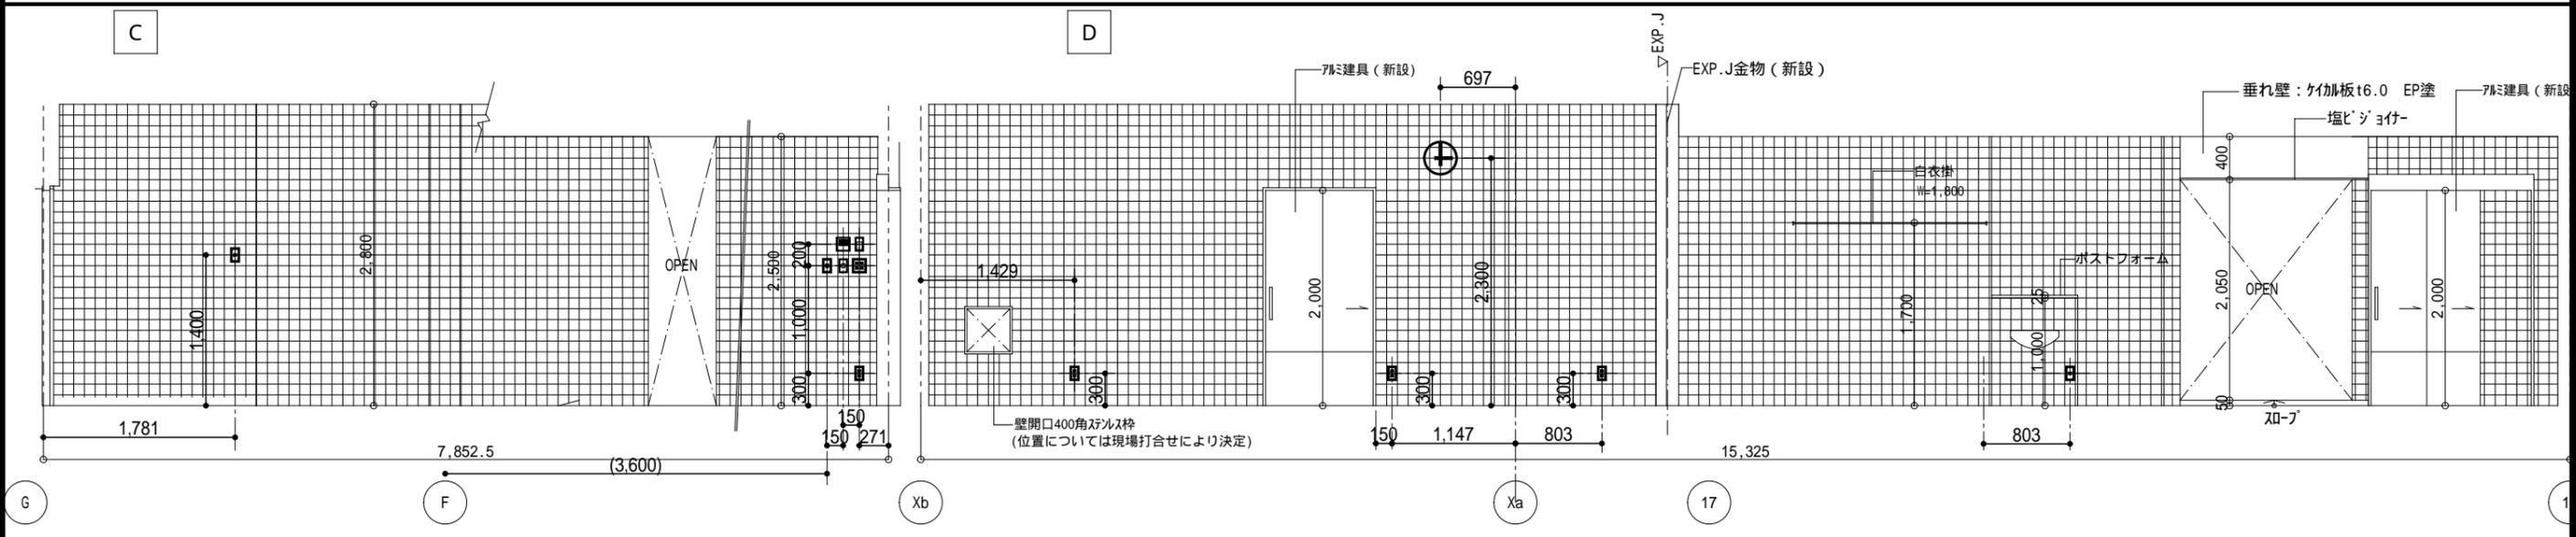


給食

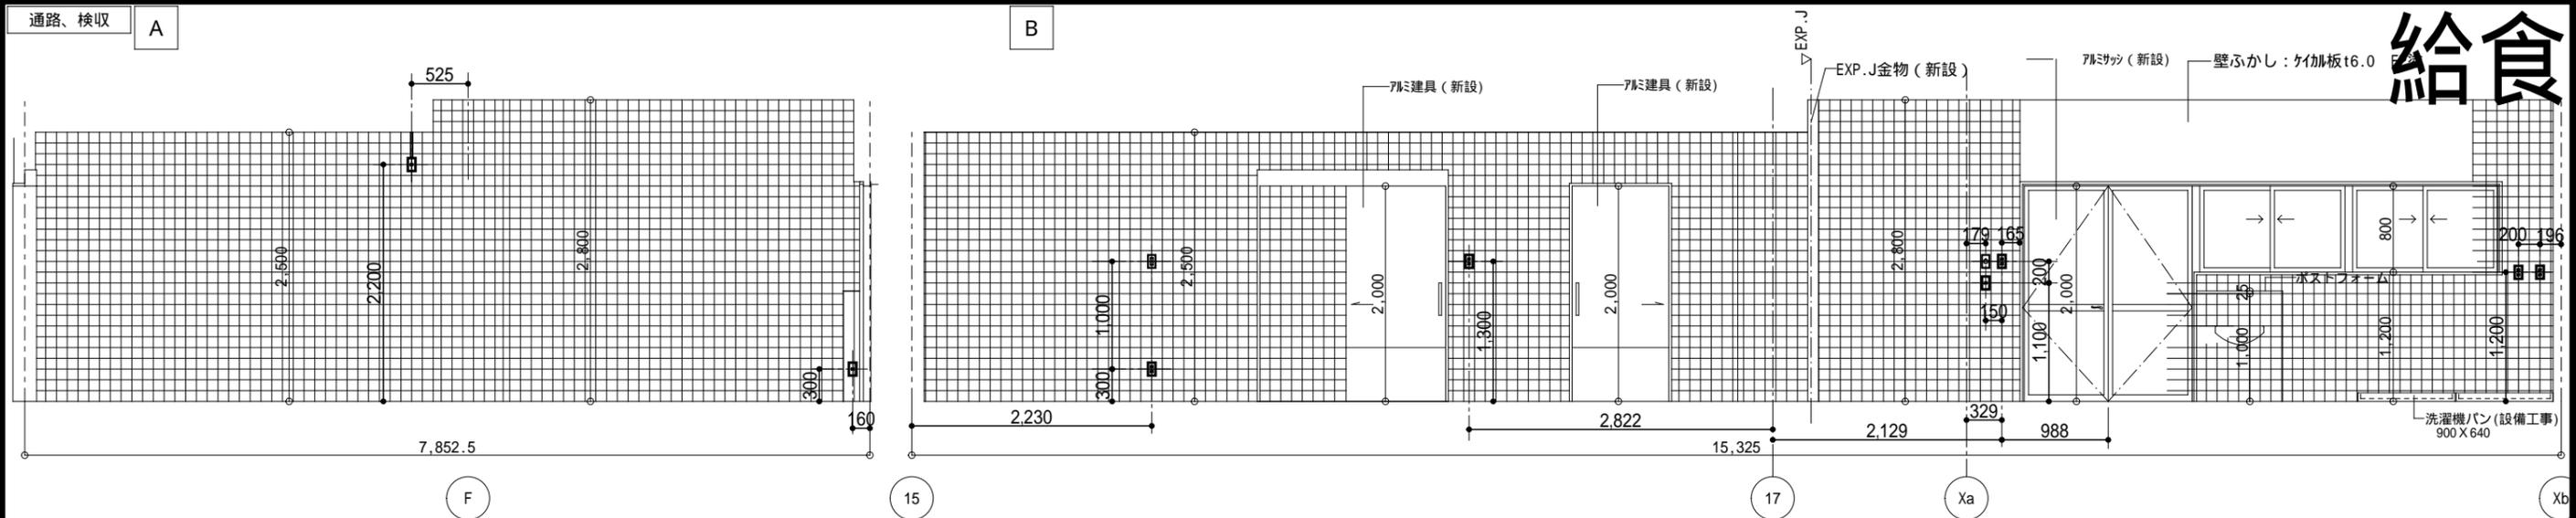

記号	名称・規格	備考	記号	名称・規格	備考
●●●	埋込スイッチ	1P-15A × 1 / × 2 / × 3	◎	電話アウトレット/電話機	壁付 / 床付
●●●4	埋込スイッチ	3W-15A / 4W-15A	◎	天井スピーカ	
●L	埋込スイッチ (確認灯付)	1P- 4A	◎	天井スピーカ	アッテネータ付
☑	24Hour換気扇用スイッチ	空調設備工事	♂	アッテネータ	
☑	空調機用リモコンスイッチ	空調設備工事	①	インターホン (校舎用)	
①①2	埋込コンセント	2P-15A × 1 / × 2	◎	テレビ共聴アウトレット (壁付)	CS-7FW / コンセント
①E①2E	埋込コンセント (接地極付)	2P-15AE × 1 / × 2	◎	テレビ共聴アウトレット (天井)	CS-7FW
①ET	埋込コンセント (接地端子付)	2P-15AET × 1 / × 2	◎	LANモジュラージャック	RJ45 × 2 / コンセント
①FC	埋込コンセント (FC用)	抜止型	◎	非常押しボタン	
①F	埋込コンセント (換気扇用)	2P-15A	◎	非常ベル	
⊗	既設不要アウトレットボックス	カバープレート取付	◎	同上スイッチボックス	MCCB 2P1E-50AF/15AT
	メタル・モールジング	MM-A	◎	電池時計	時報電波自動受信

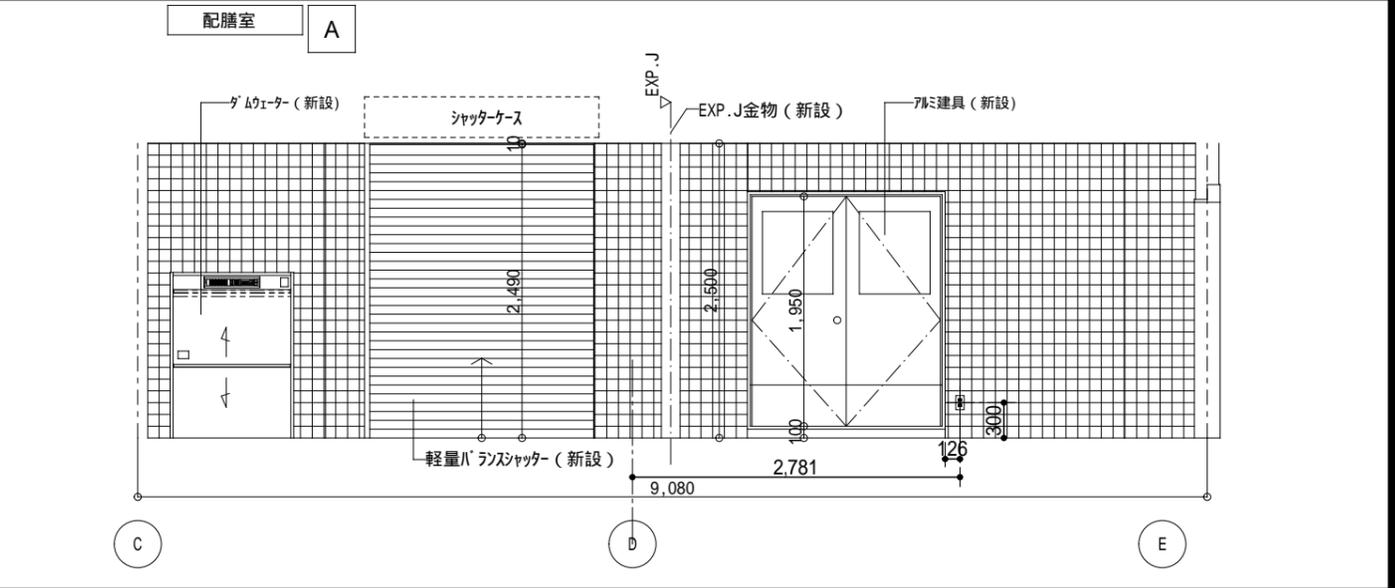

作成 訂正	作成		(株)浅沼組・(株)崎山組 JV	責任者		作 図	K. Sakai	日 付	2010(H22) 09/14	プロジェクト名	町立大淀中学校大規模改造その他工事
	訂正						図面名	展開図 (給食棟 - 2)	縮尺	原版: A3 1: 60	NO