

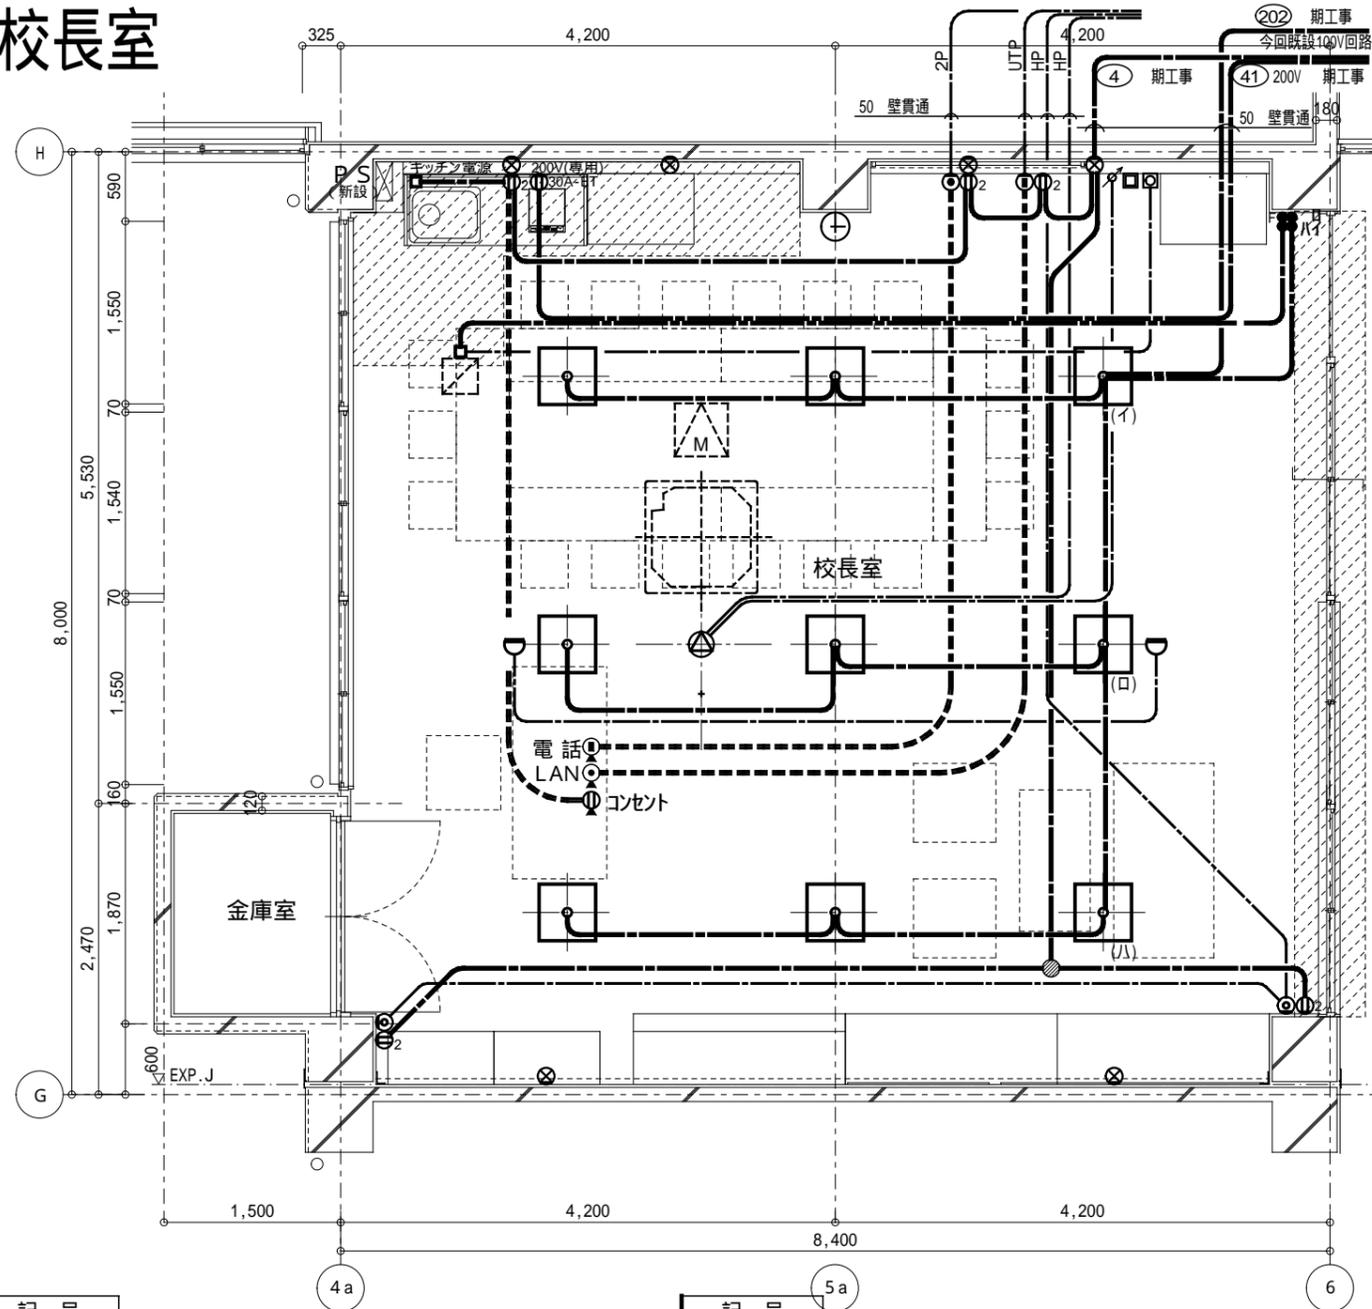
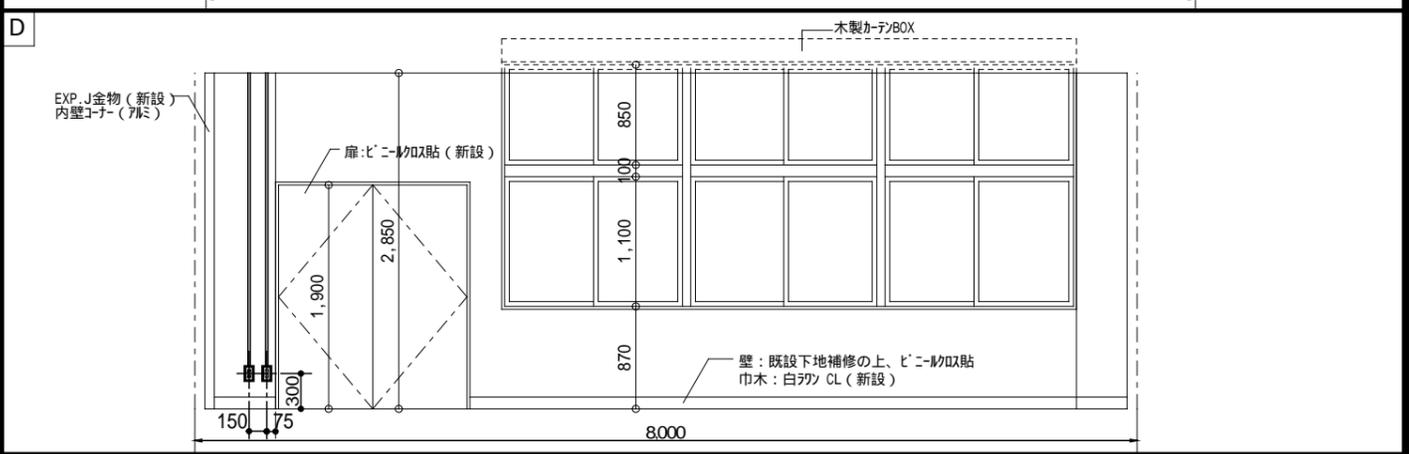
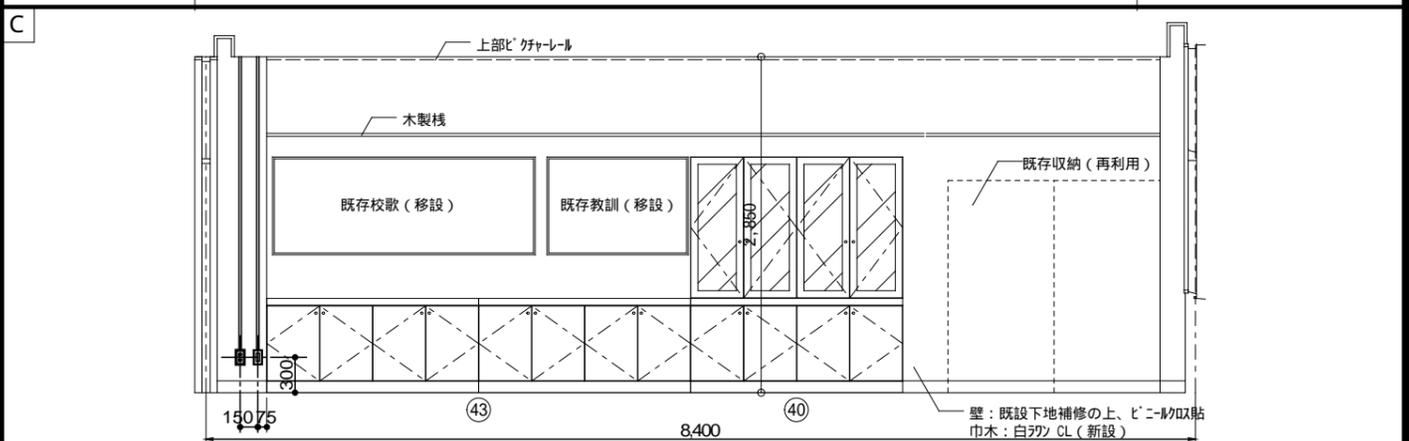


校長室

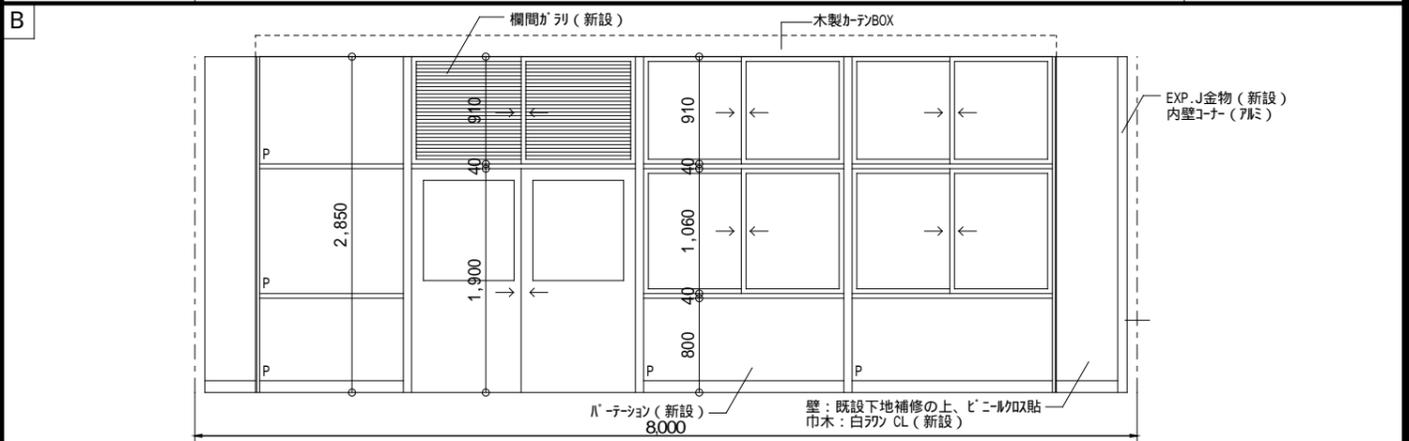

記号	名称・規格	備考	記号	名称・規格	備考
●●●	埋込スイッチ	1P-15A × 1 / × 2 / × 3	⊙	電話アウトレット/電話機	壁付 / 床付
●●●	埋込スイッチ	3W-15A / 4W-15A	⊙	天井スピーカ	アッテネータ付
●L	埋込スイッチ(確認灯付)	1P- 4A	♂	アッテネータ	
⊠	24Hour換気扇用スイッチ	空調設備工事	Ⓜ	インターホン(校舎用)	
⊠	空調機用リモコンスイッチ	空調設備工事	Ⓜ	テレビ共聴アウトレット(壁付)	CS-7FW / コンセント
Ⓜ	埋込コンセント	2P-15A × 1 / × 2	Ⓜ	テレビ共聴アウトレット(天井)	CS-7FW
ⓂE	埋込コンセント(接地極付)	2P-15AE × 1 / × 2	Ⓜ	LANモジュラージャック	RJ45 × 2 / コンセント
ⓂET	埋込コンセント(接地端子付)	2P-15AET × 1 / × 2	Ⓜ	非常押しボタン	EPB
ⓂFC	埋込コンセント(FC用)	抜止型	Ⓜ	非常ベル	
ⓂF	埋込コンセント(換気扇用)	2P-15A	Ⓜ	同上スイッチボックス	MCCB 2P1E-50AF/15AT
⊗	既設不要アウトレットボックス	カバープレート取付	Ⓜ	電池時計	時報電波自動受信
—	メタル・モールジング	MM-A	Ⓜ	LAN × 2 端子、TV × 1	
			Ⓜ	FCU用リモコンスイッチ	空調設備工事

2F

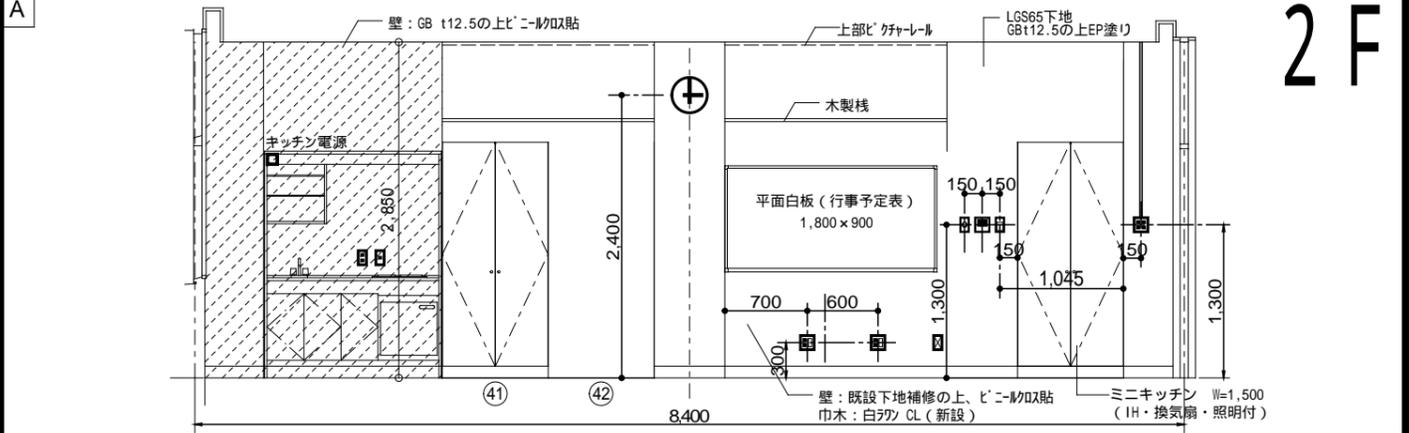

作成					
訂正					
作成					

責任者	担当者	作図	日付	プロジェクト名
		K. Sakai	2010(H22) 09/07	町立大淀中学校大規模改造その他工事
(株)浅沼組・(株)崎山組 JV			図面名	縮尺
			展開図(2階 校長室)	原尺: A3 1: 60

NO E-605-00