



校長室

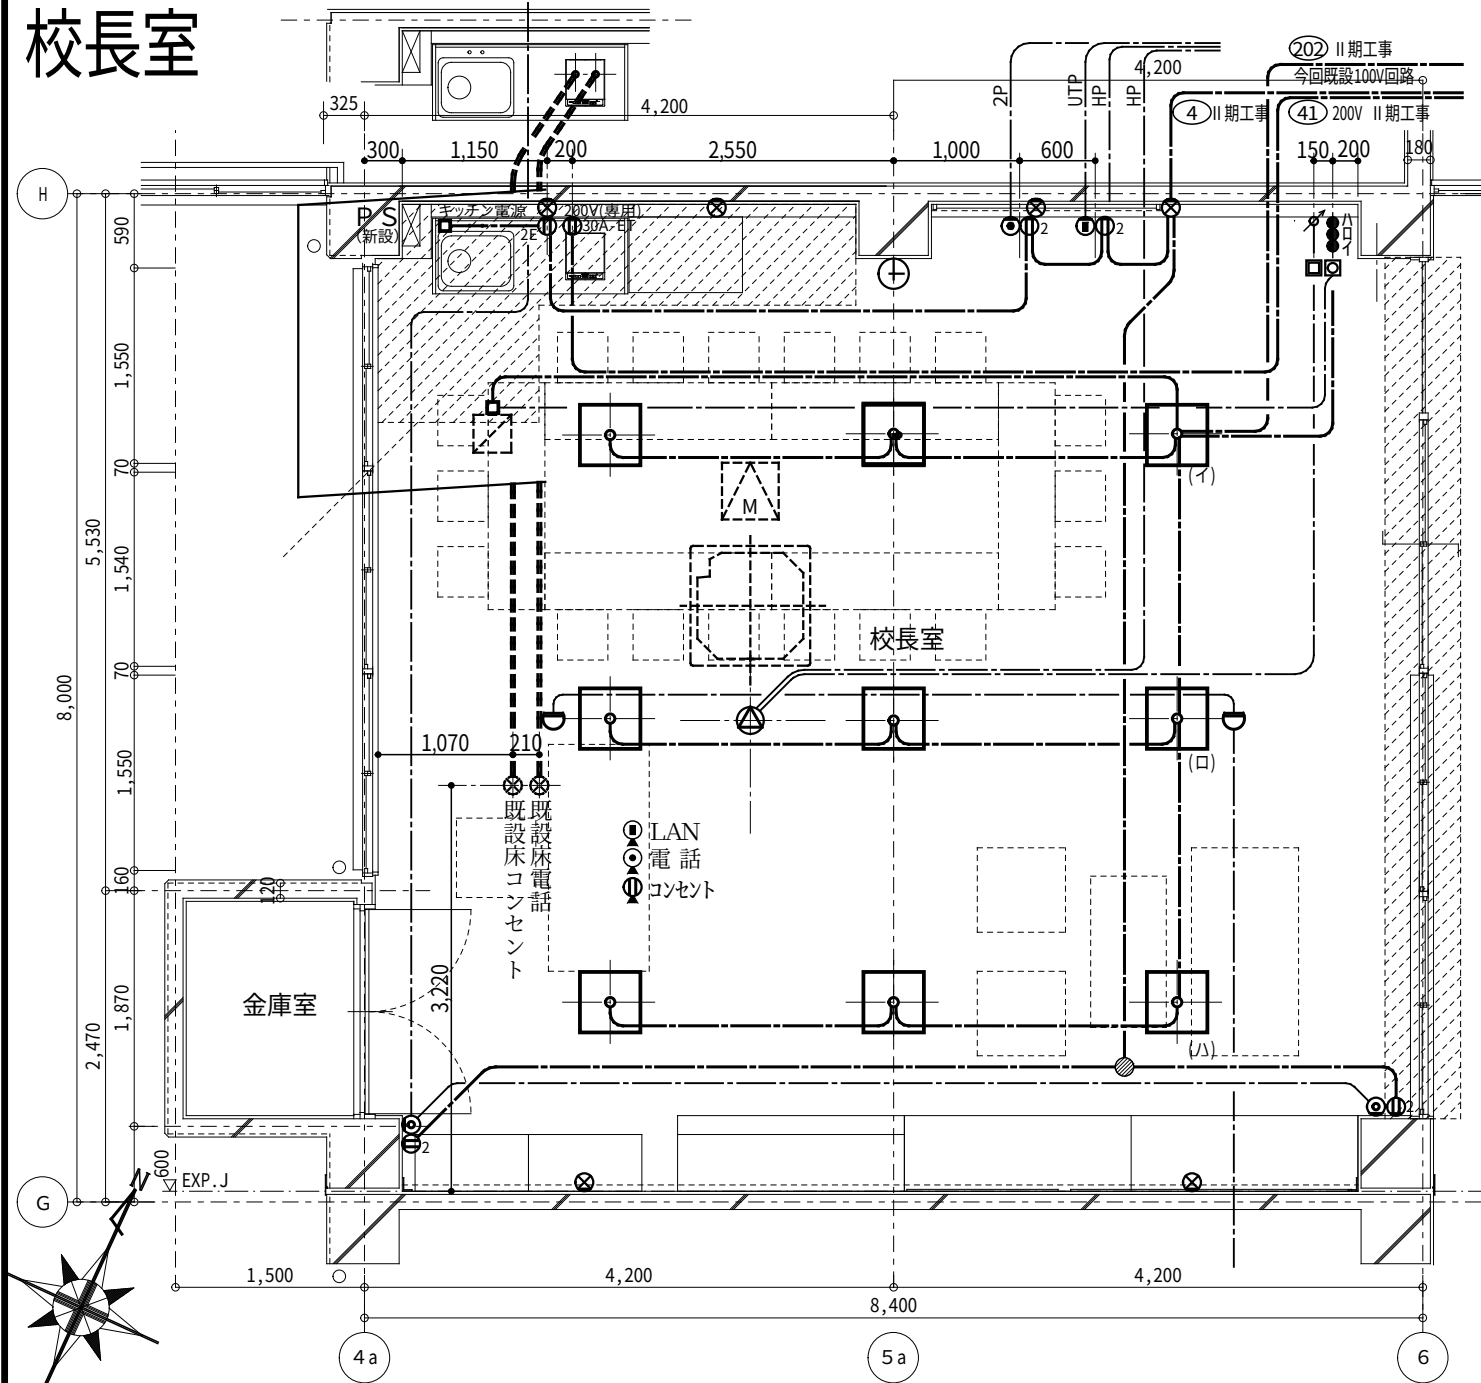

記号				記号			
平面図	展開図	名称・規格	備考	平面図	展開図	名称・規格	備考
●●●	■	埋込スイッチ	1P-15A ×1 / ×2 / ×3	●●●	■	電話アウトレット／電話機	壁付／床付
●●●	■	埋込スイッチ	3W-15A / 4W-15A	●●●	■	天井スピーカ	
●●●	■	埋込スイッチ (確認灯付)	1P- 4A	●●●	■	天井スピーカ	アッテネータ付
■	■	24Hour換気扇用スイッチ	空調設備工事	●●●	■	アッテネータ	
■	■	空調機用リモコンスイッチ	空調設備工事	●●●	■	インターホン (校舎用)	
①①②	■	埋込コンセント	2P-15A ×1 / ×2	●●●	■	テレビ共聴アウトレット (壁付)	CS-7FW / コンセント
①①②E	■	埋込コンセント (接地極付)	2P-15AE ×1 / ×2	●●●	■	テレビ共聴アウトレット (天井)	CS-7FW
①①ET	■	埋込コンセント (接地端子付)	2P-15AET ×1 / ×2	●●●	■	LANモジュージャック	RJ45×2 / コンセント
①①FC	■	埋込コンセント (FC用)	抜止型	●●●	■	非常押しボタン	EPB
①①F	■	埋込コンセント (換気扇用)	2P-15A	●●●	■	非常ベル	
⊗	■	既設不要アウトレットボックス	カバープレート取付	●●●	■	同上スイッチボックス	MCCB 2P1E-50AF/15AT
				●●●	■	電池時計	時報電波自動受信
				●●●	■	LAN×2端子、TV×1	
				●●●	■	FCU用リモコンスイッチ	空調設備工事
		メタル・モールジング	MM-A				

作成 訂正	作成		2010.09.30	(株)浅沼組・(株)崎山組 JV
	訂正			

2階

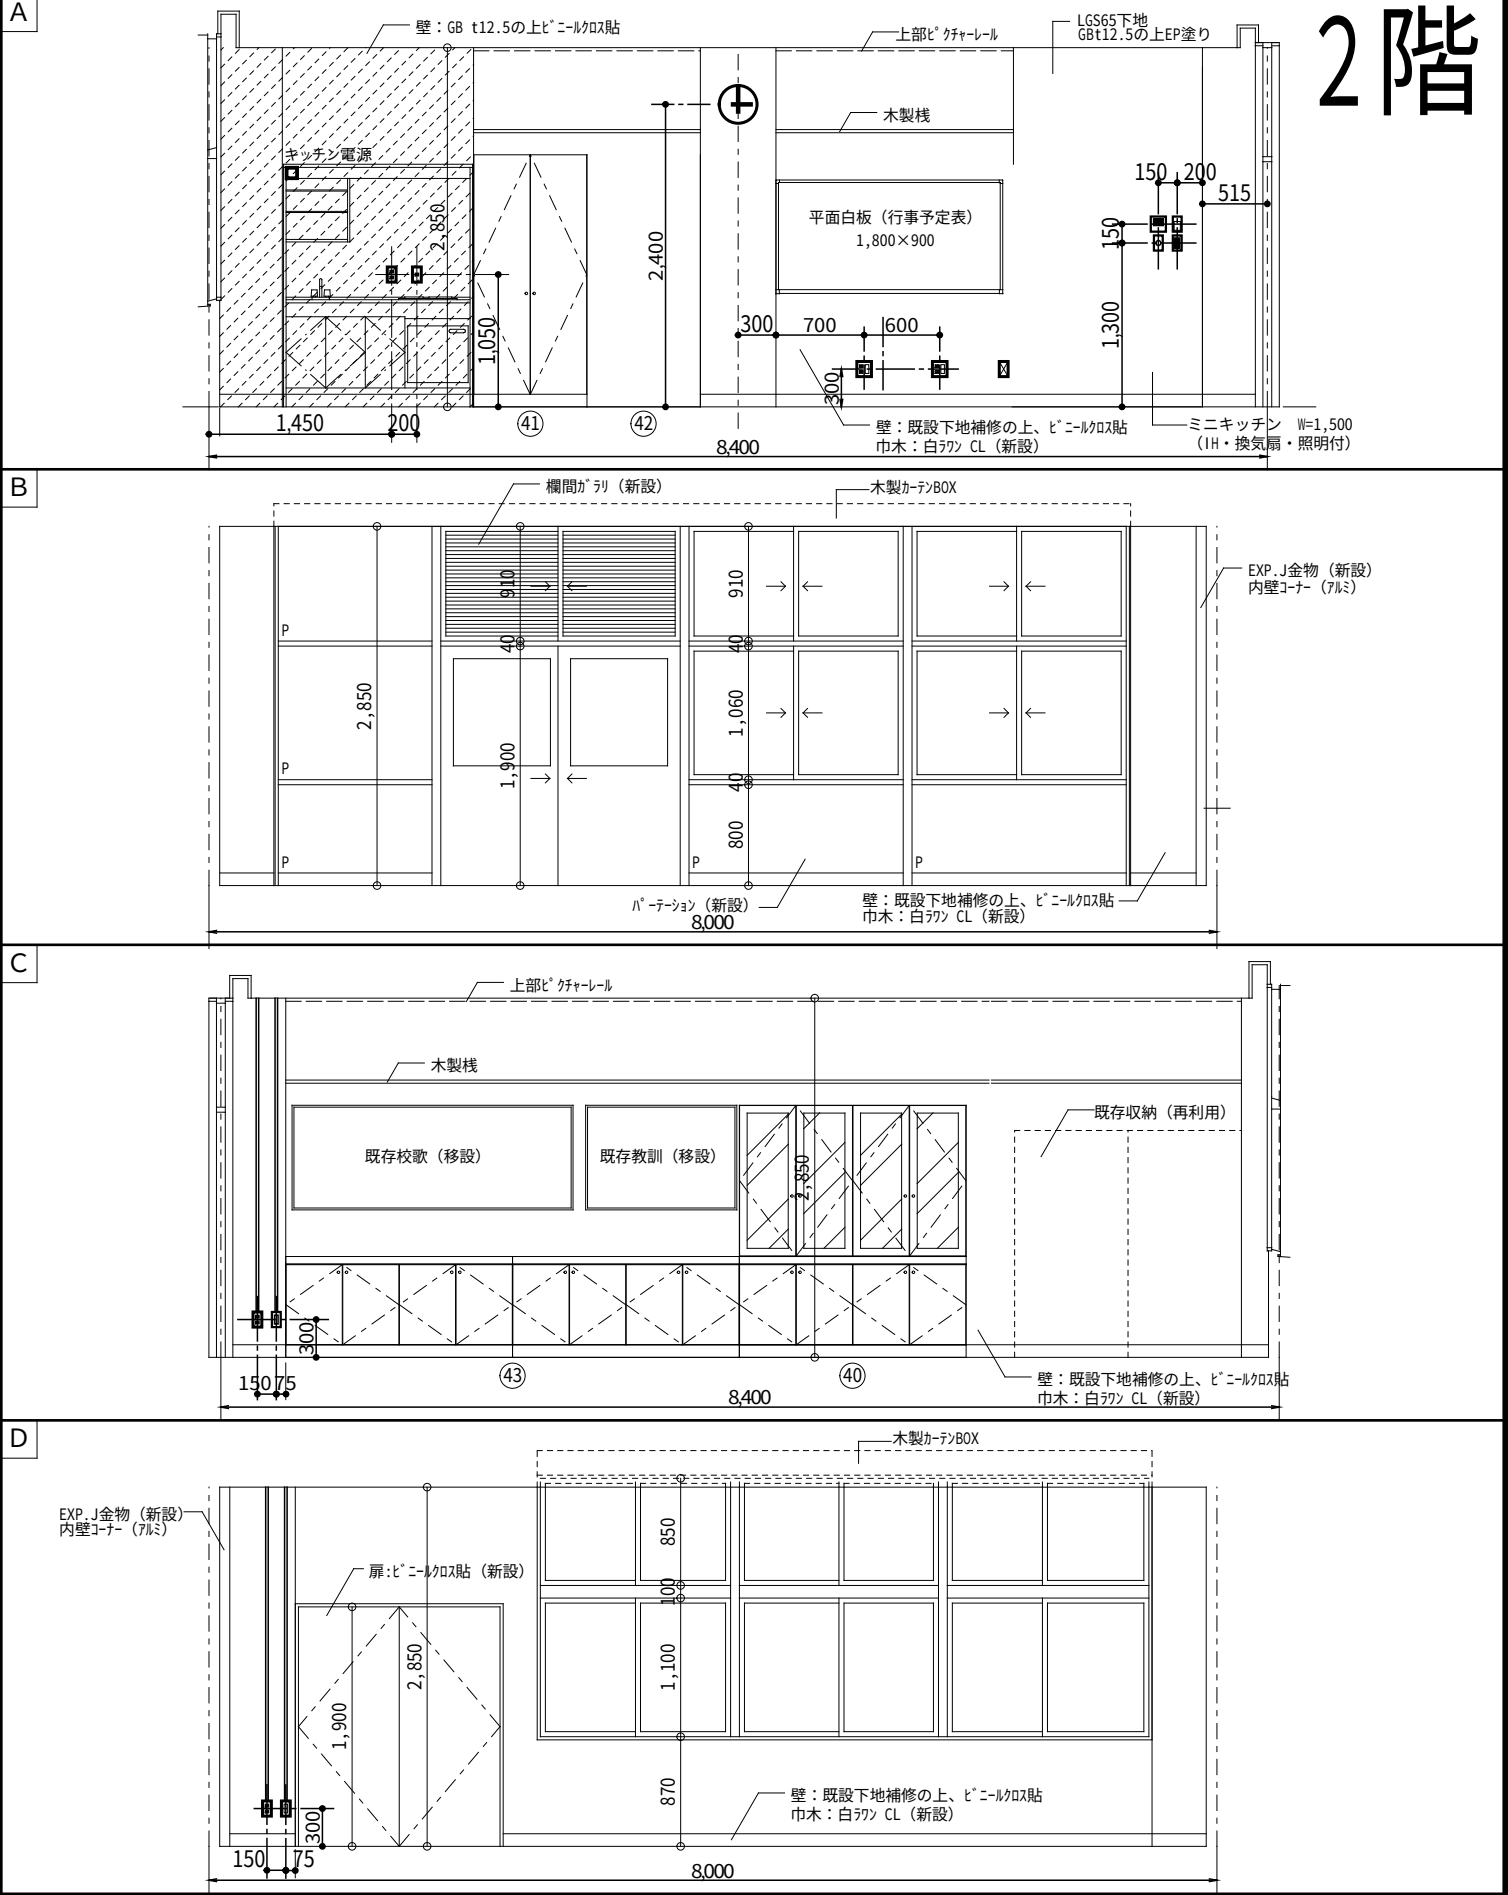

責任者	担当者	作 図	日 付	プロジェクト名
		K. Sakai	2010(H22) 09/07	町立大淀中学校大規模改造その他工事
			図面名	：縮尺 原図:A3
			展開図 (2階 校長室)	1: 60