

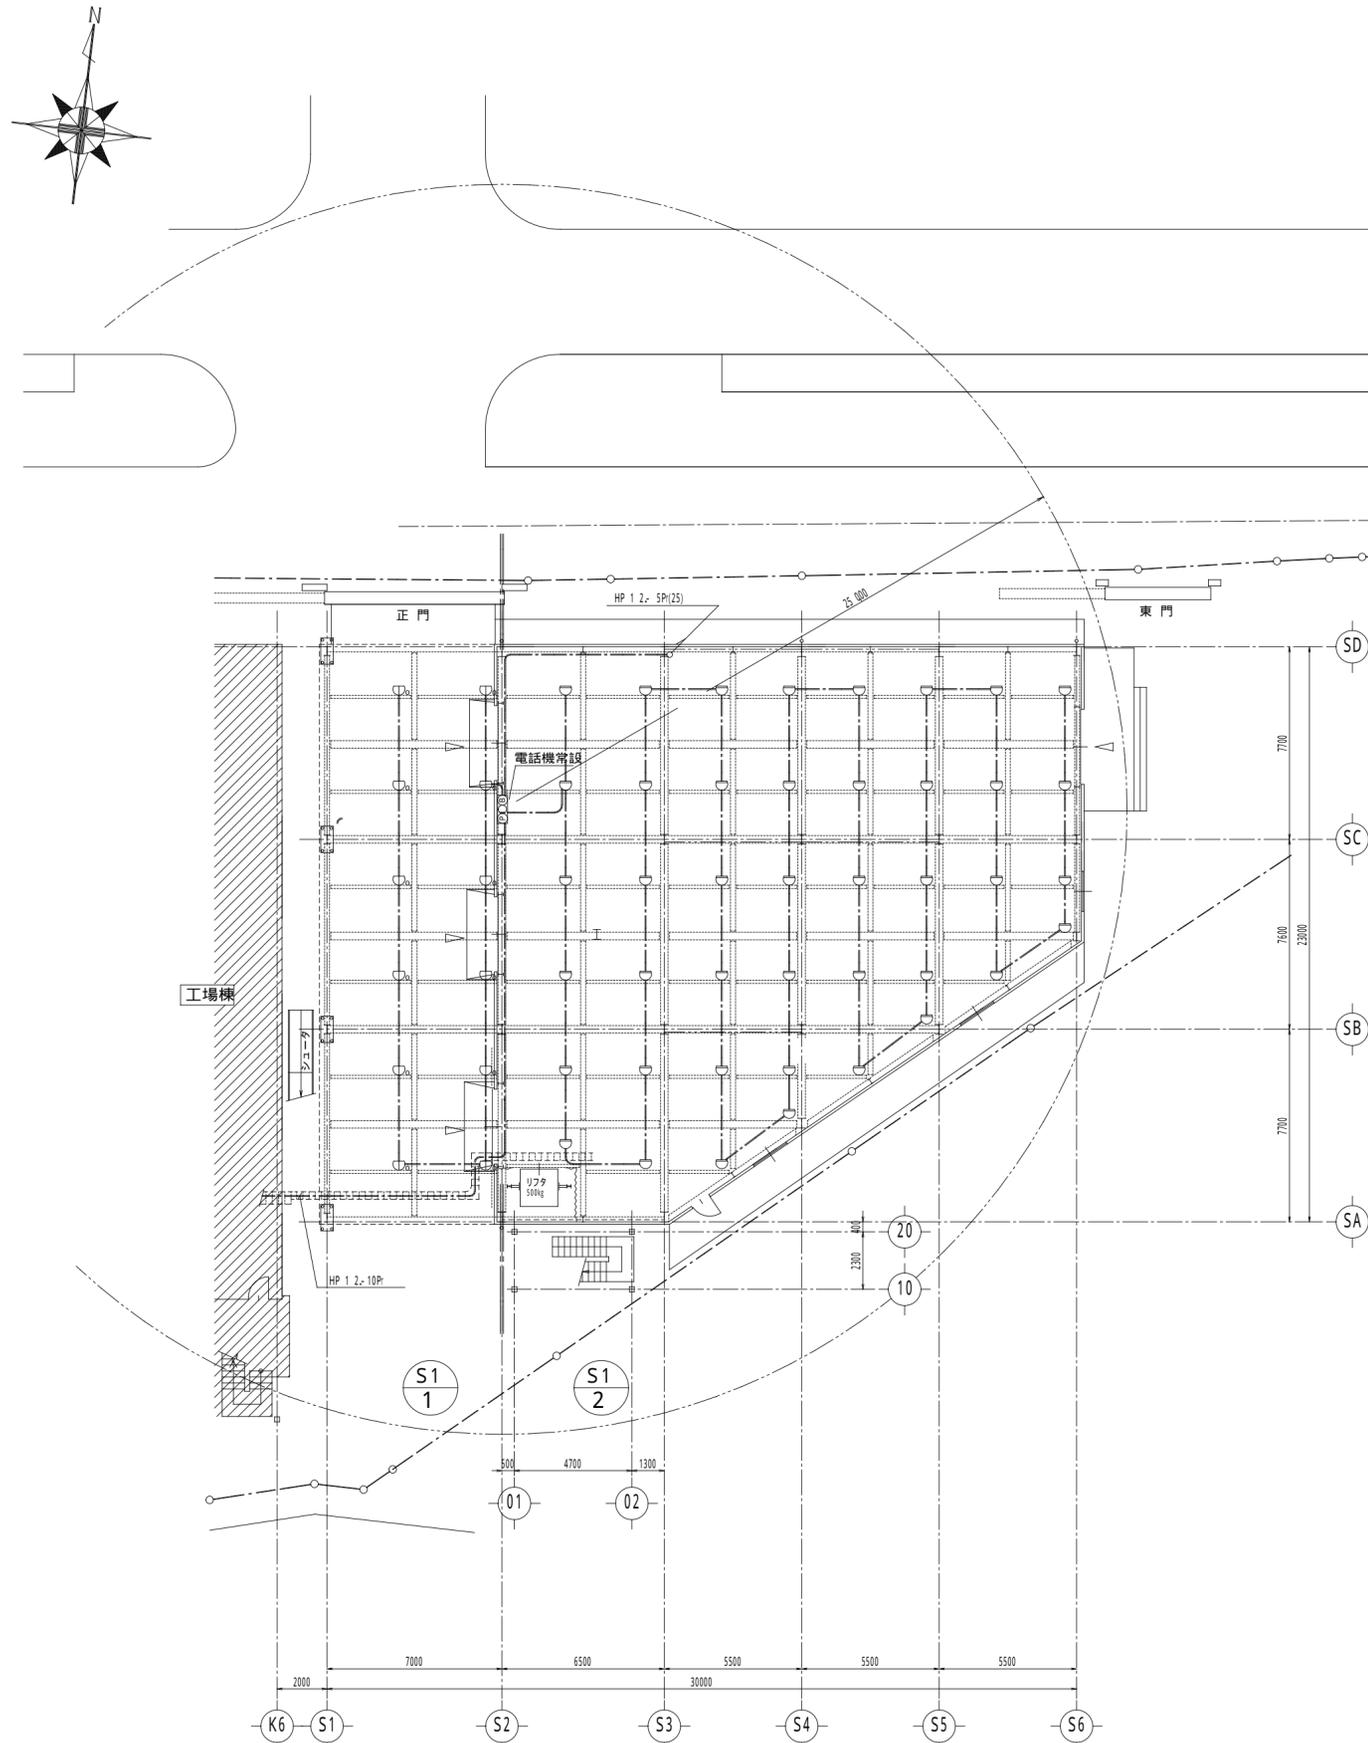


1 自動火災報知設備1階配線図 1:200 倉庫棟1階

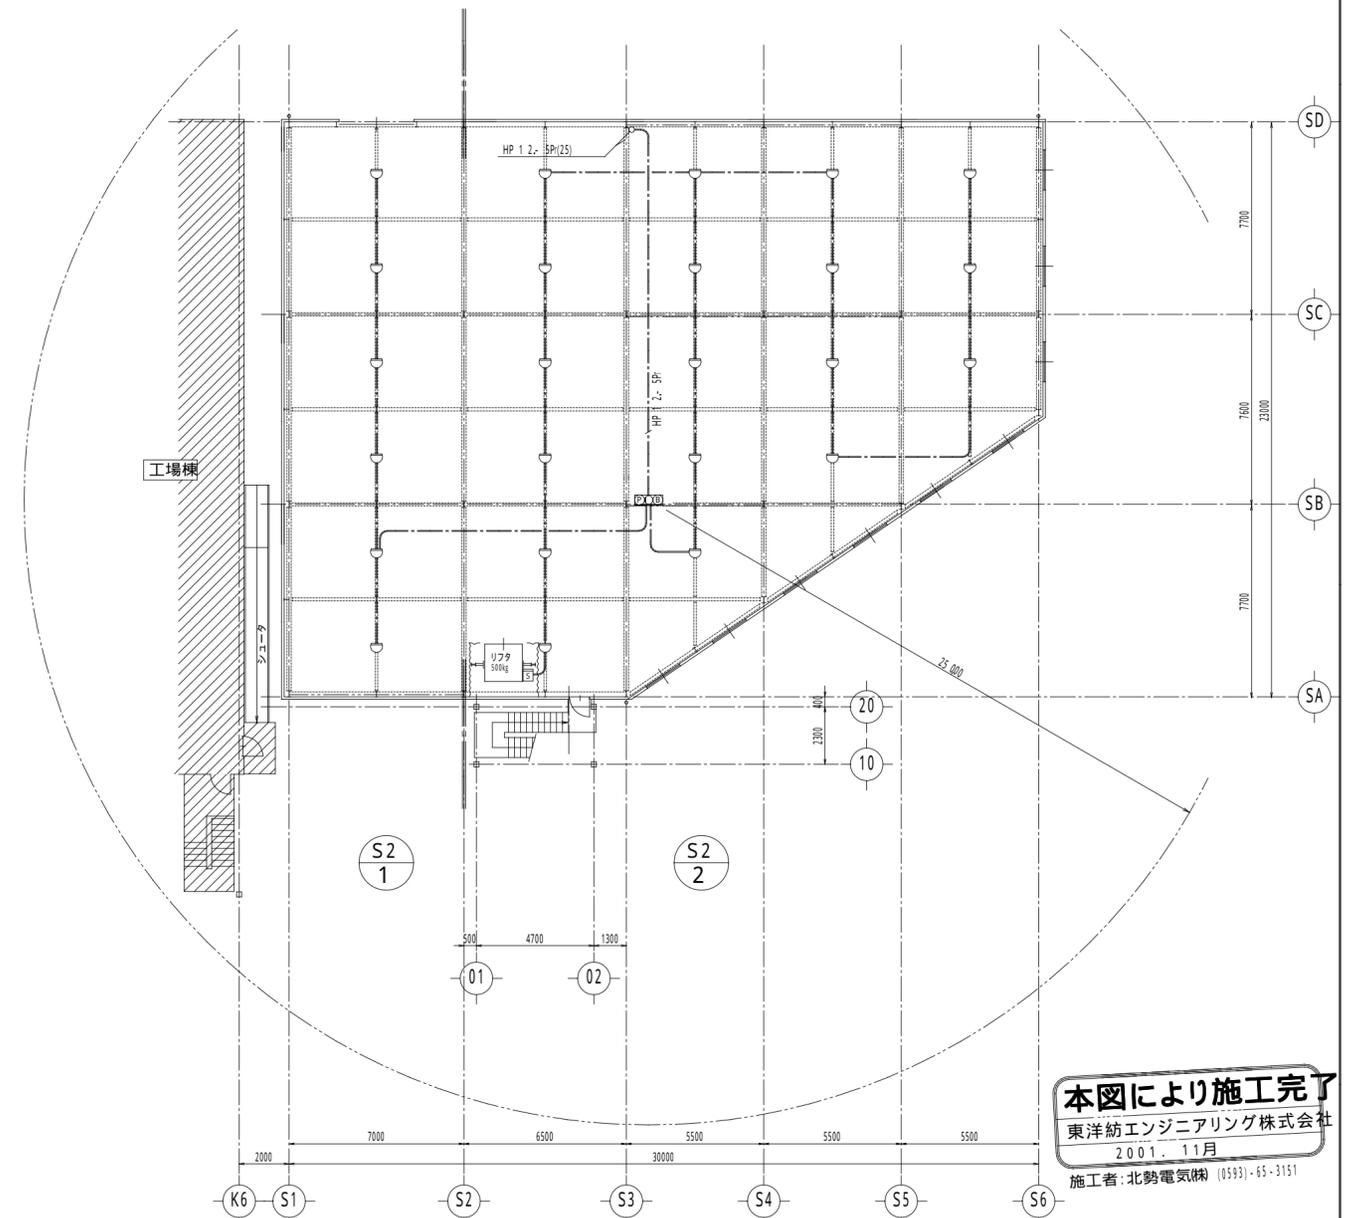

2 自動火災報知設備2階配線図 1:200 倉庫棟2階

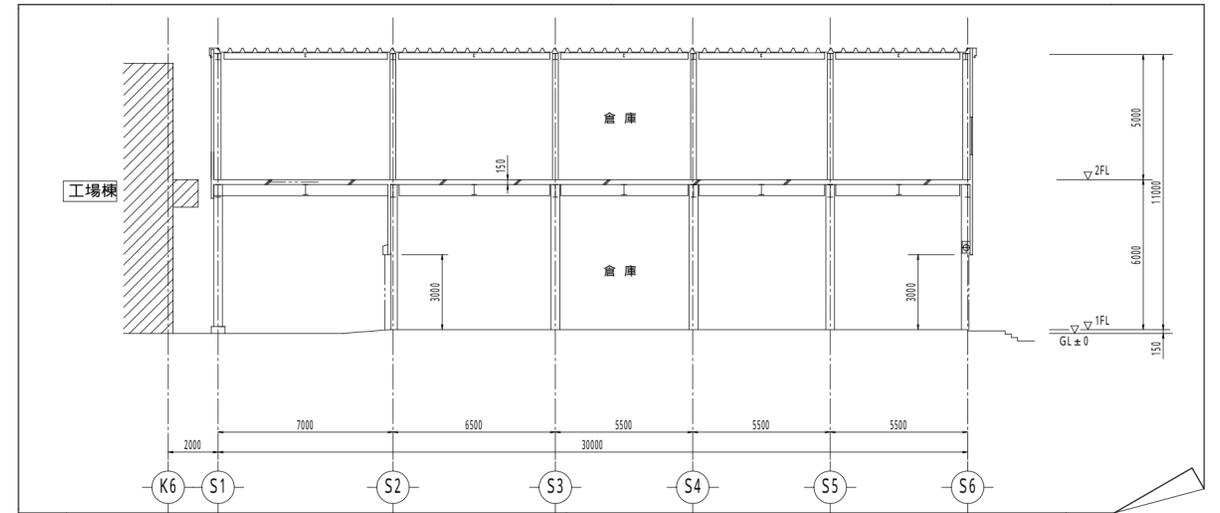

本図により施工完了
 東洋紡エンジニアリング株式会社
 2001. 11月
 施工者: 北勢電気株 (0593) - 65-3151

| | | | |
|----|------------|-------------------|----|
| △ | 2000 10/28 | 1階電話機設置記入, リフト部変更 | 森元 |
| △ | 2000 10/25 | 警戒区域変更, リフト部変更 | 森元 |
| 訂正 | 年月日 | 理由 | 担当 |

| | | | | | |
|------------|-------|-------|------------------|-------------------------|--------------------------|
| 有限会社 荒木染工場 | 部長 | 担当 森元 | 作成年月日 2000 07/05 | 図面名称 自動火災報知設備配線図(倉庫棟) | ファイル名 AO-ARAKI-0701-5122 |
| | 製図 森元 | 工事No. | | 設備名称 工場新築工事(電気設備工事) | 第三角法 |
| | | | | 図面番号 ARAKI-000701-E-129 | 訂正 △ 縮尺 1:200 |